


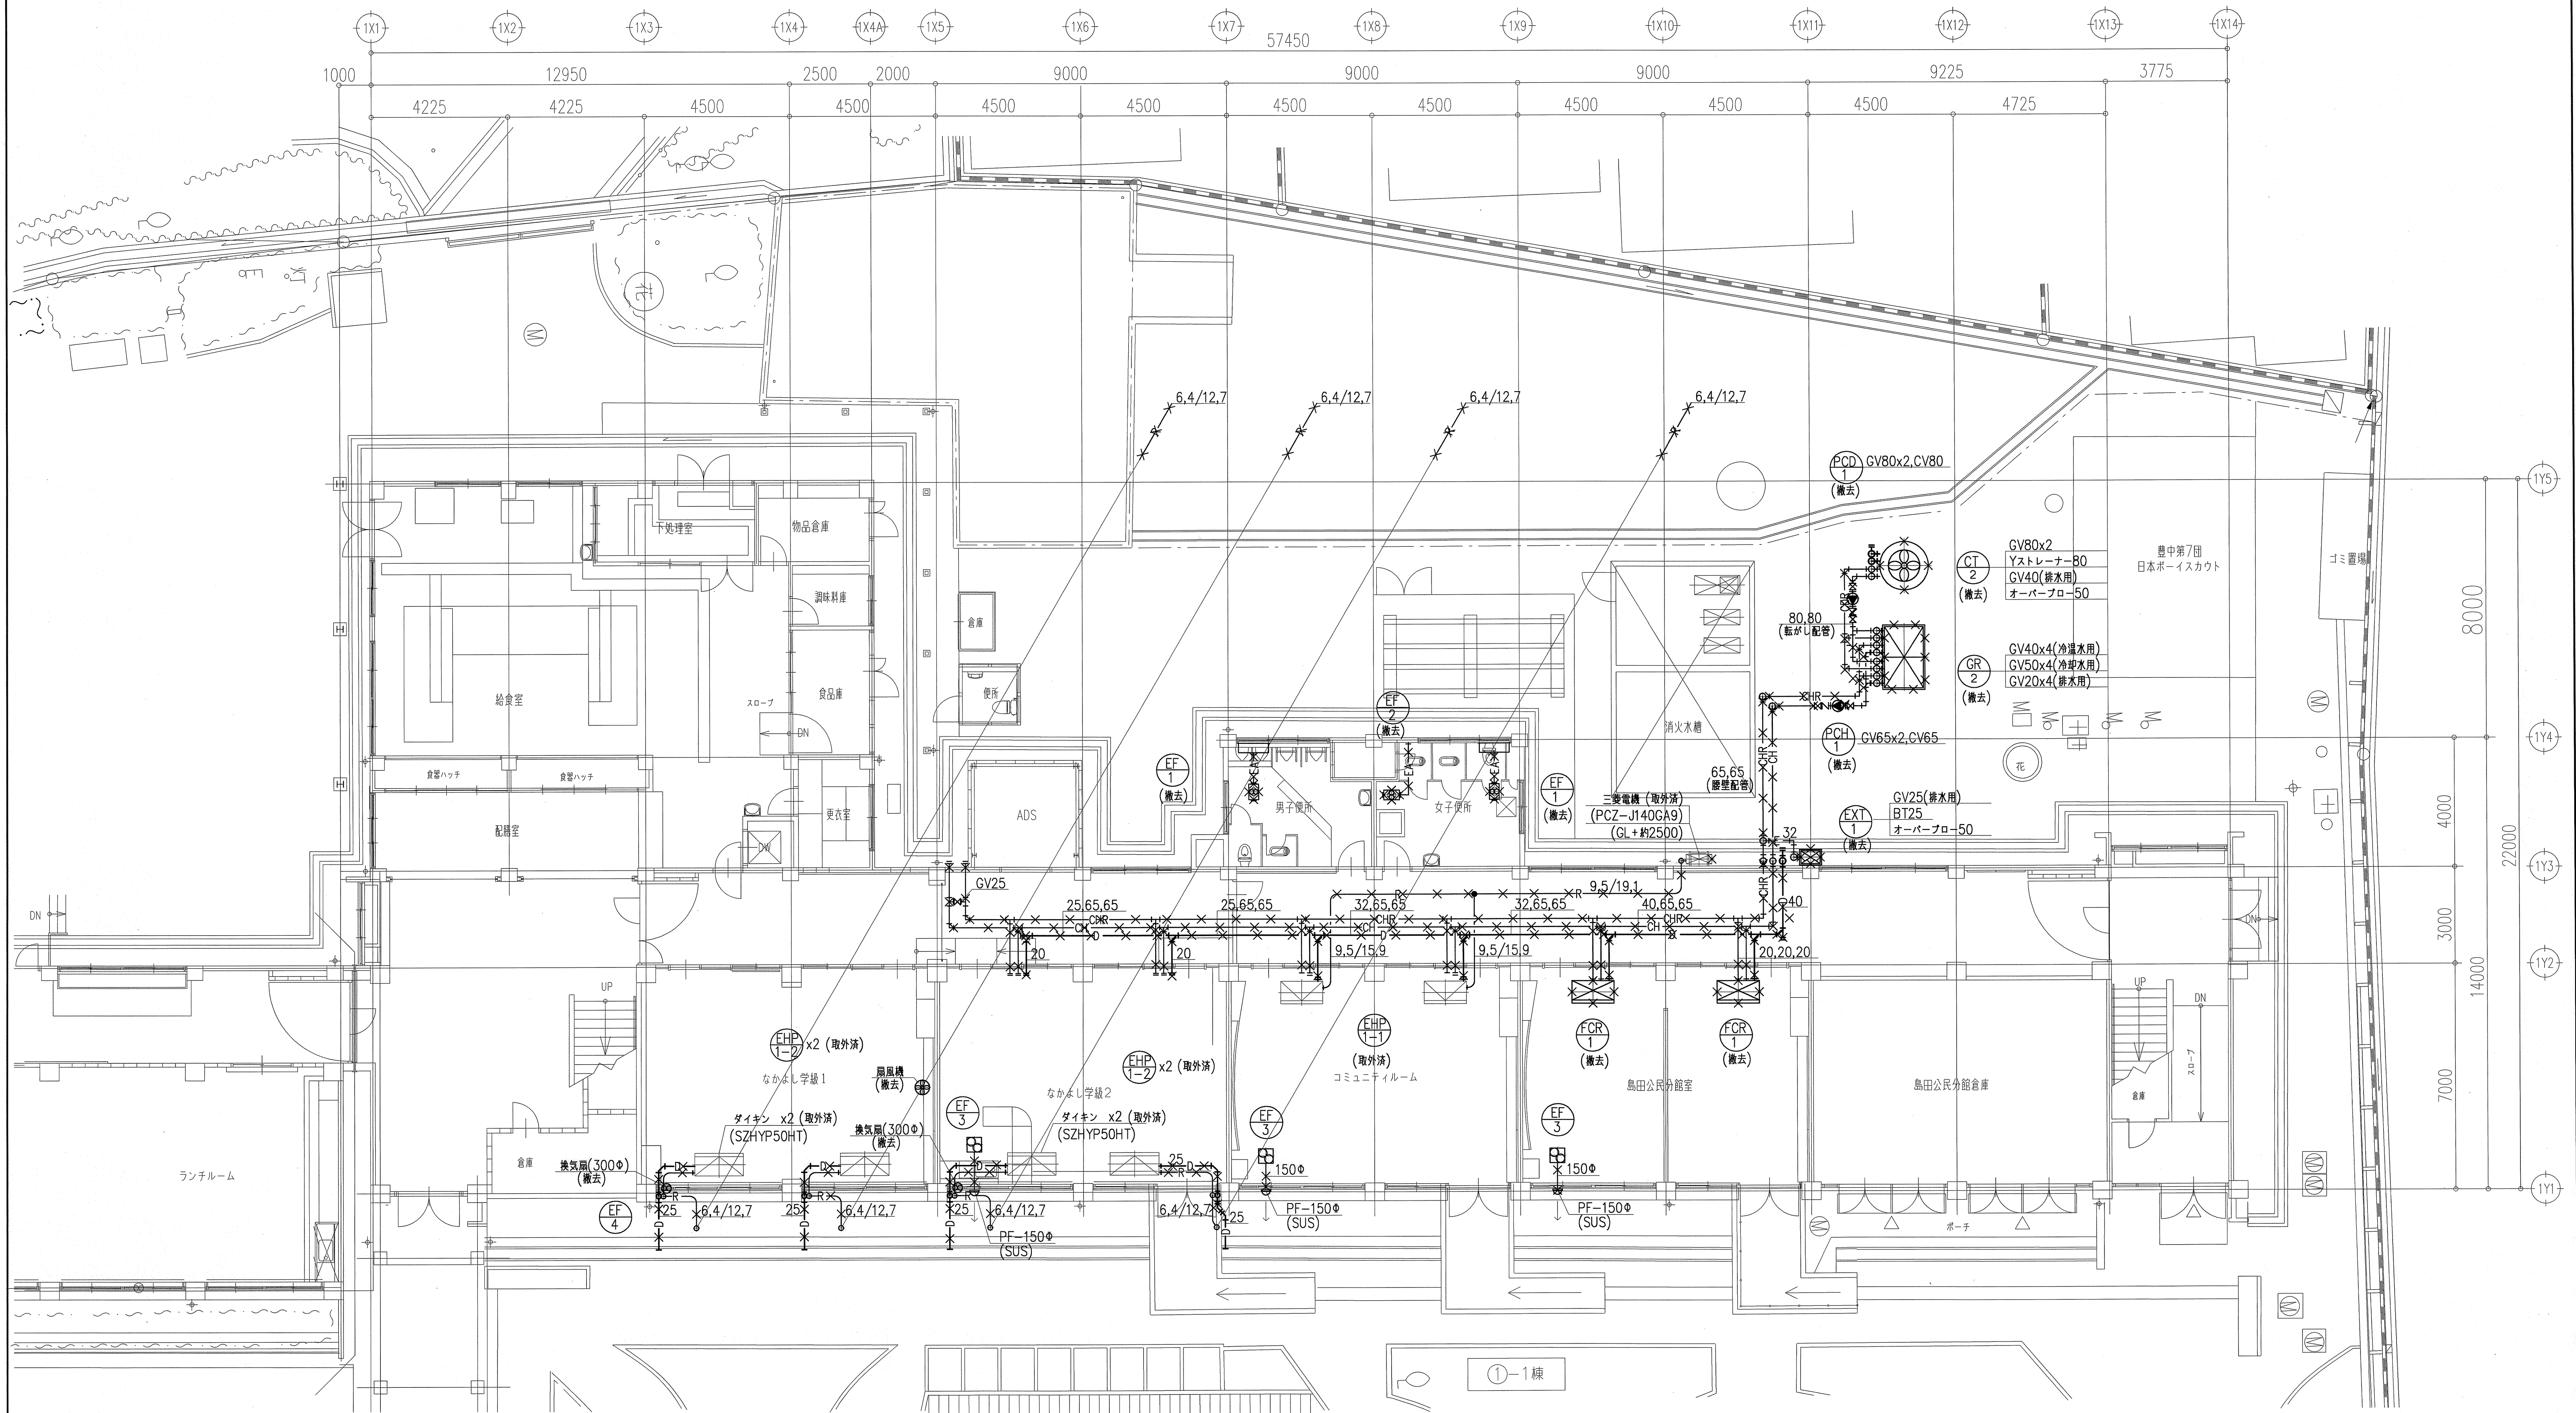

- 注 記 : 1) 1棟解体時、1階廊下天井内の消火ポンプ用電気配管配線は撤去せず電源が生きているので電気業者に確認を取り注意して解体する事。
- 2) 1棟解体時、2階廊下天井内の体育館用電気配管配線は撤去せず電源が生きているので電気業者に確認を取り注意して解体する事。

1 階平面図 1:100

注(1) : —×××— 撤去部分を示す。

株式会社教育施設研究所

ARCHITECT & OFFICE BRANCH APPR. BY
〒530-0044
大阪府北区東天満1丁目6番6号
オーセンビル4階
教育施設研究所 大阪事務所
（建築業法第1号）大阪府知事登録 第000000号
所長 八田 利昭

CHKD. BY

DRAWN BY

豊中市立島田小学校校舎改築
及び耐震補強空調設備工事

DRAWING TITLE

① 棟

1 階平面図

SCALE

A1 1:100

(A3 1:200)

1期 (1)

DATE

12・03・

DRAWING NO.

AC 103