
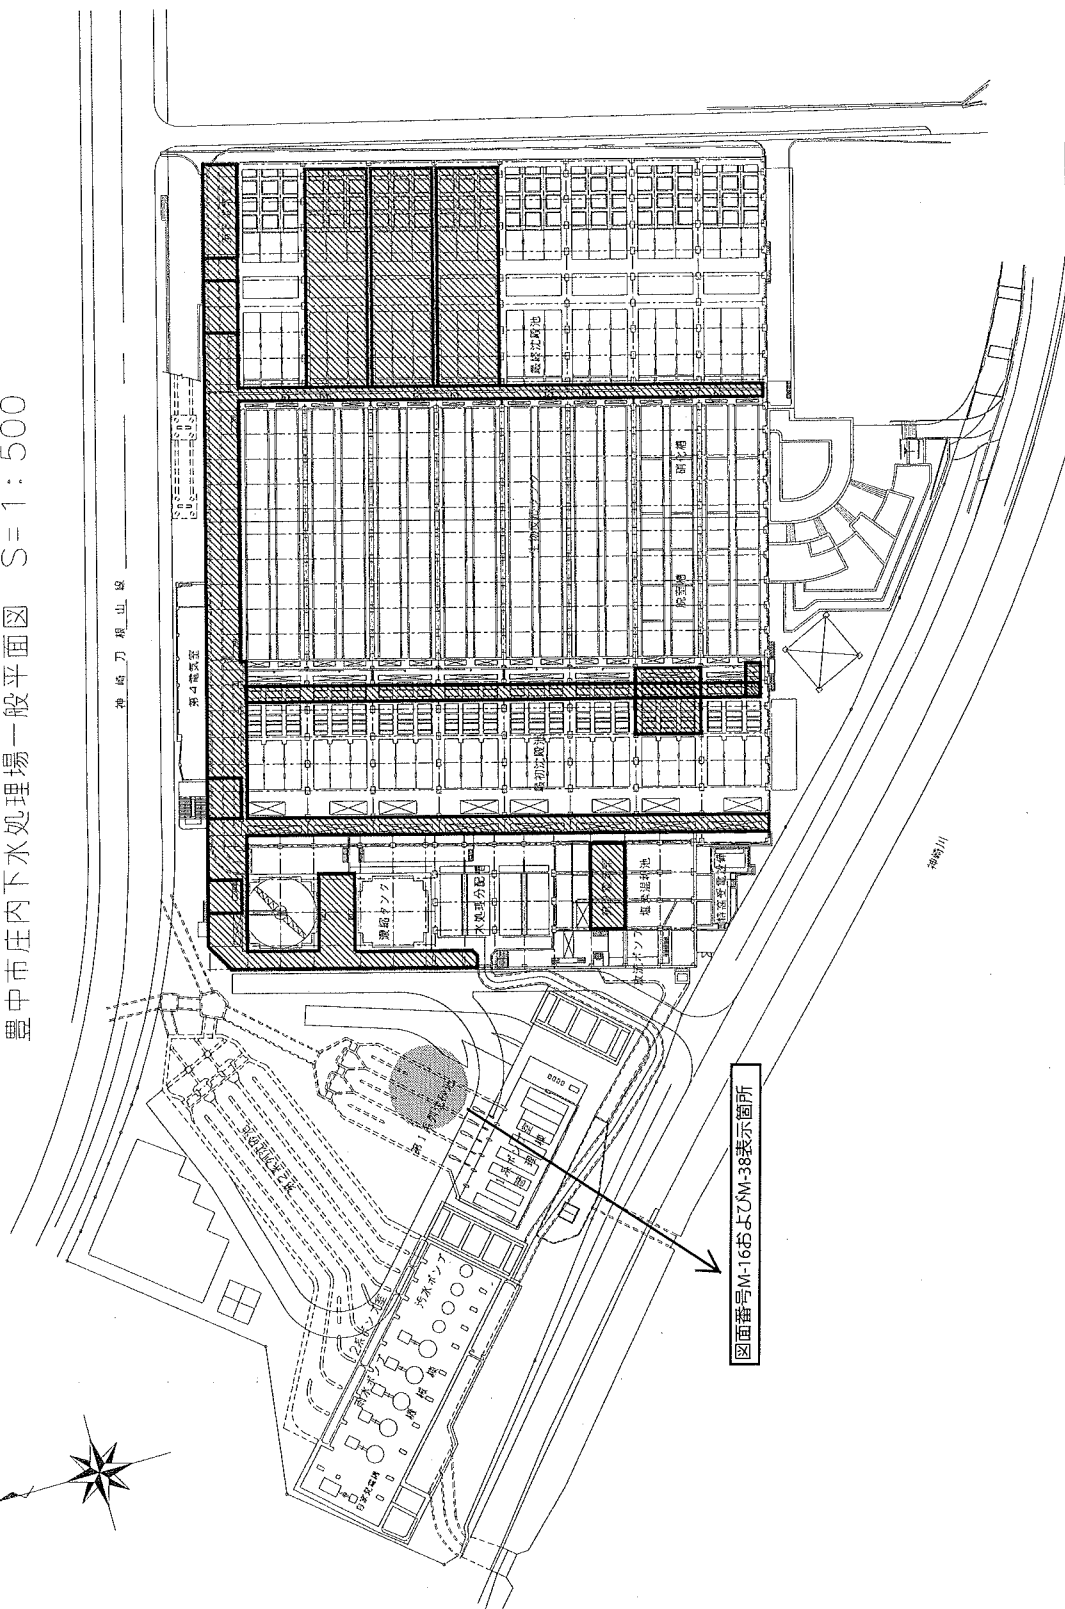


豊中市庄内下水道処理場一般平面図 S=1:500

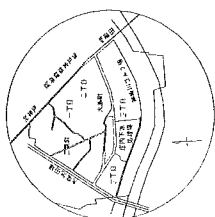

図面番号M-16およびM-38表示箇所

※ 今回施工範囲を示す。

豊中市上下水道局 下水道施設課									
工事名称	平成22年度 庄内下水道処理場 水処理設備更新工事								
図面名称	一般平面図								
縮尺	1:500	平成	22年	月	番	号	M-1	第	1
図面	設計	作成	主計	課長	次長	部長			