


追加図E-1

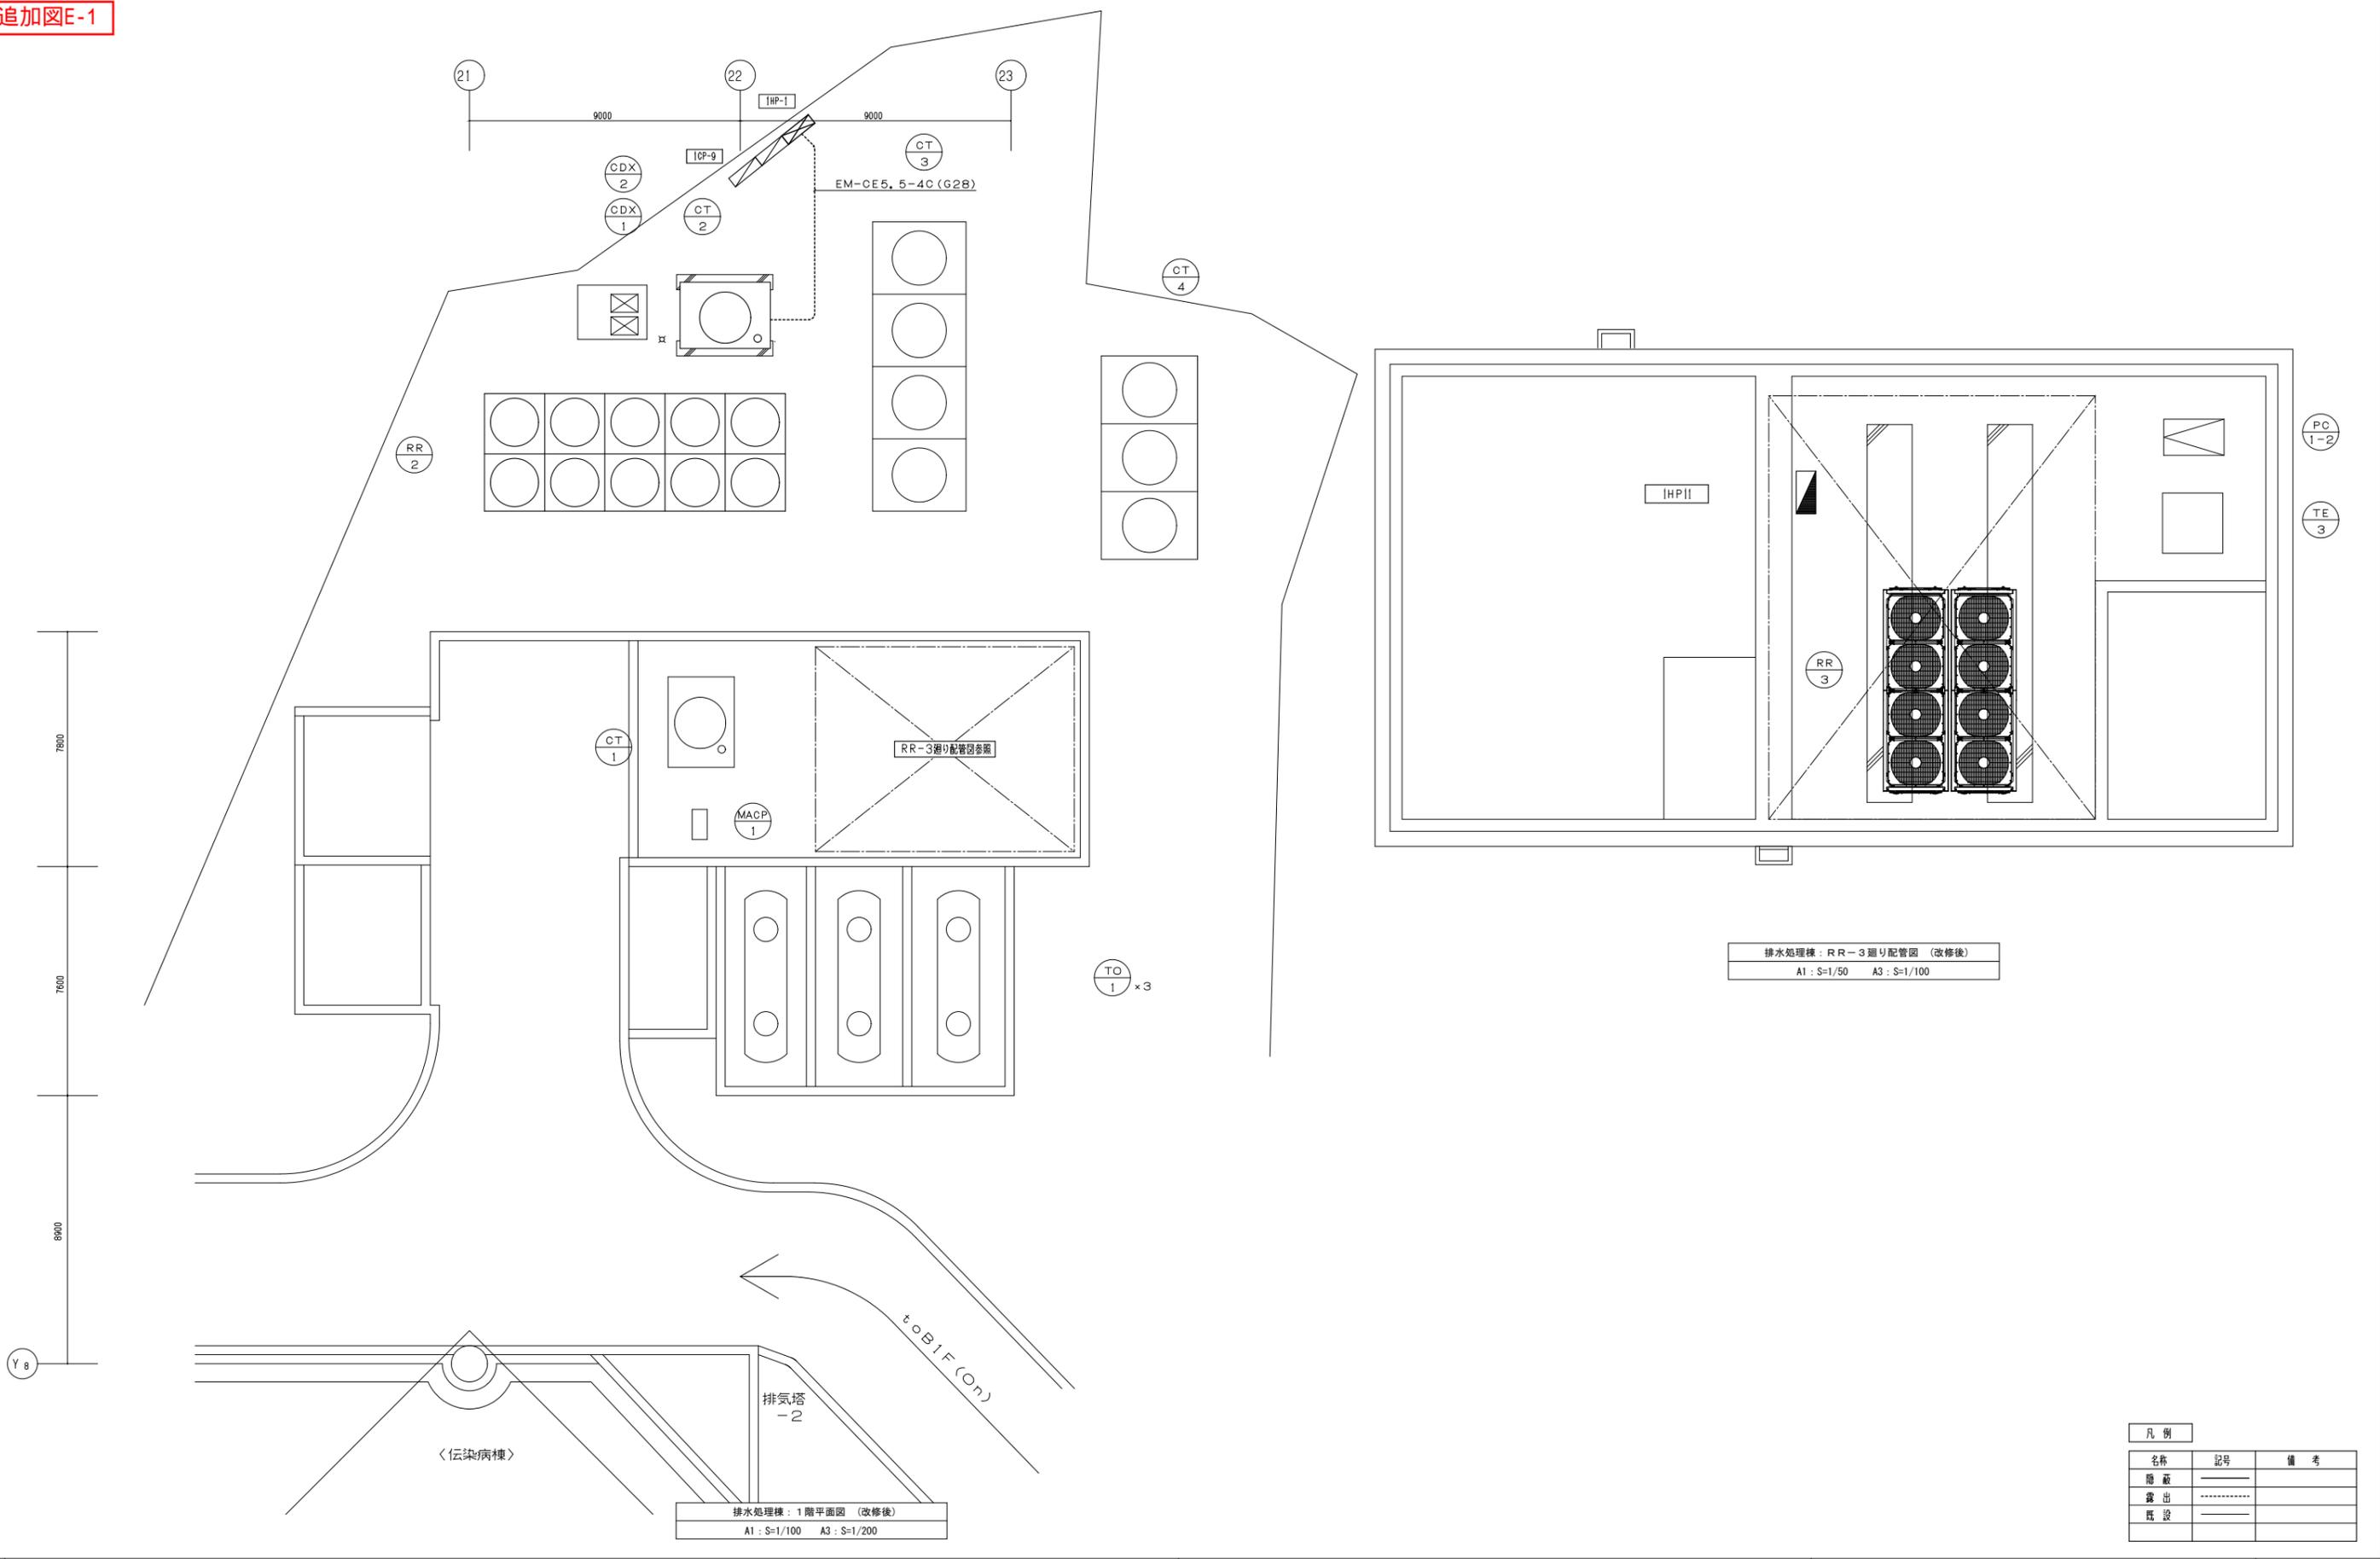

記	業務名称	平成29年度市立豊中病院各設備更新工事設計業務委託	工事名称	平成30年度市立豊中病院空調設備更新工事	設計年月	平成30年3月
	印	株式会社 緑企画設計 一級建築士(大抵) 第305612号 北田 久晴	図面名称	排水処理機：動力設備 1階平面図 (改修後)	縮尺	図示 A1: 図示 A3: 図示
★					図面番号	追加図E-1