


追加図E-2

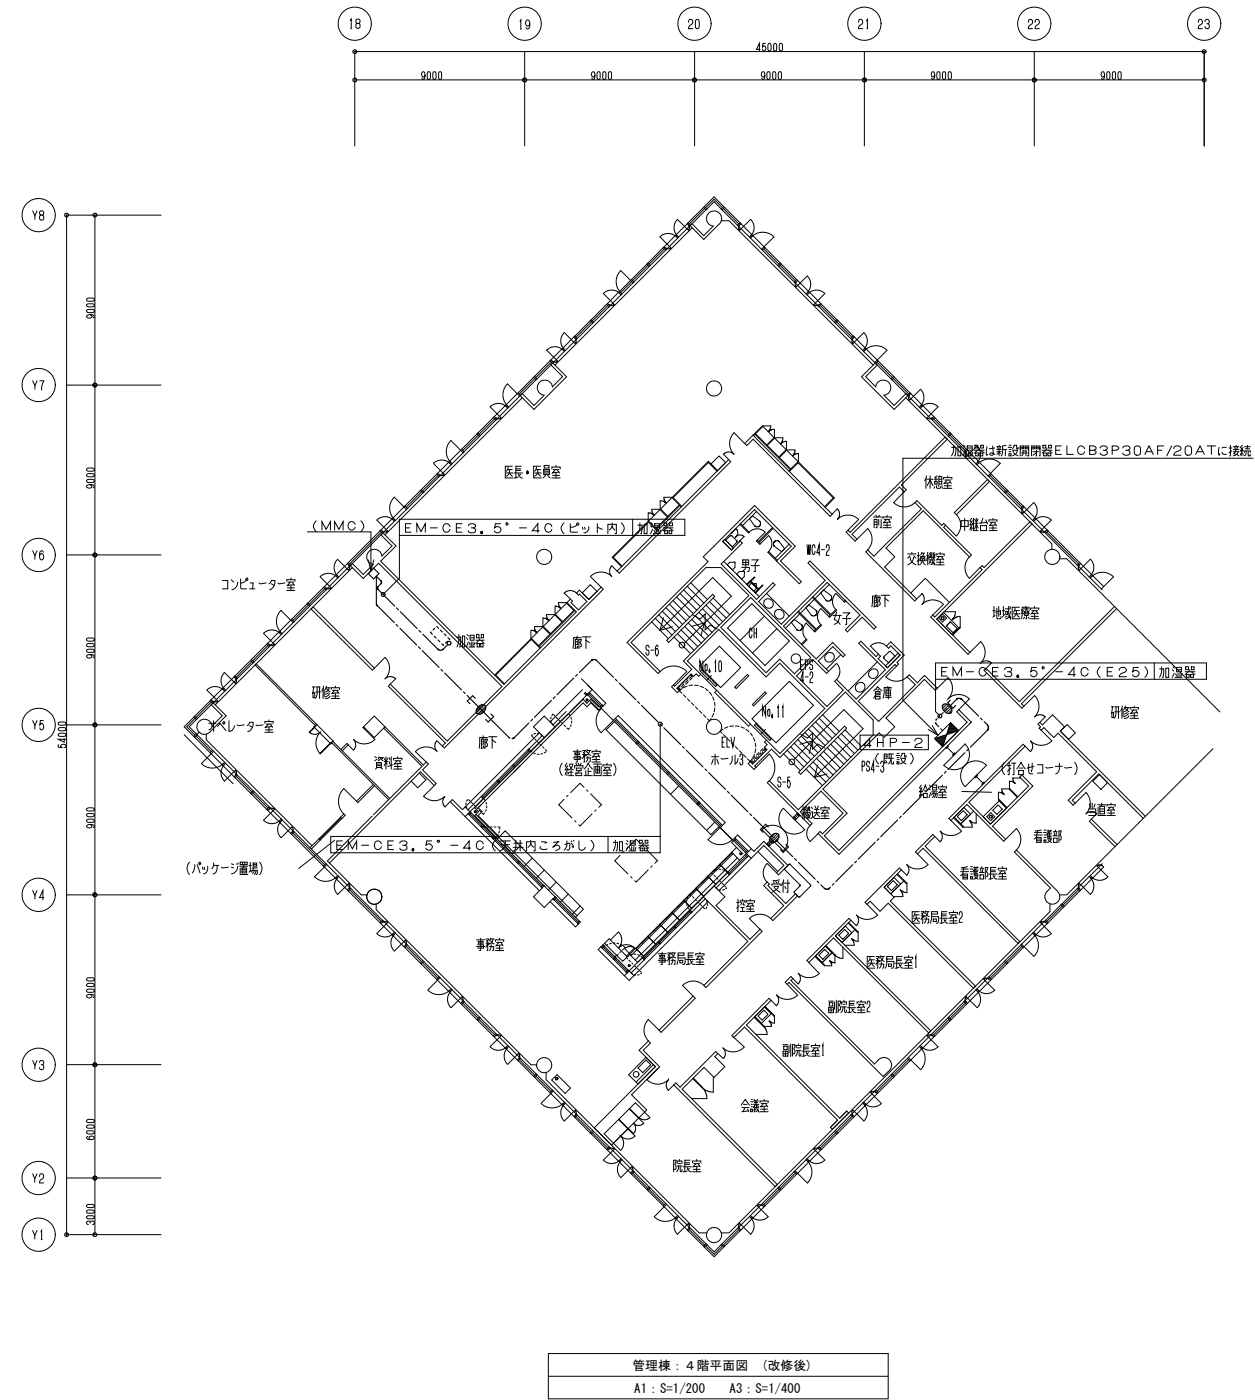

管理棟：4階平面図（改修後）
A1：S=1/200 A3：S=1/400

記	業務名称	平成29年度市立豊中病院各設備更新工事設計業務委託	工事名称	平成30年度市立豊中病院空調設備更新工事	設計年月	平成30年3月
	業務名称	株式会社 緑企画設計	図面名称	病院本館：動力設備 4階平面図（改修後）	縮尺	A1：図示 A3：図示
*	業務名称	一級建築士（大抵）第305612号 北田 久晴	図面番号	追加図E-2	図面番号	追加図E-2
	業務名称		図面番号		図面番号	