


- 凡例
- 鉄筋コンクリート造
  - コンクリートブロック造
  - 木造間仕切
  - 可動間仕切
  - 屋内消火栓ボックス
  - 床点検口 450×450

施設名	上下水道局 庁舎	
図面名	1階平面図	
作成年月日		
縮尺	(A3) 1/200	図面番号
枚方市上下水道局		

1階平面図

公団中宮第三団地

公団中宮第三団地

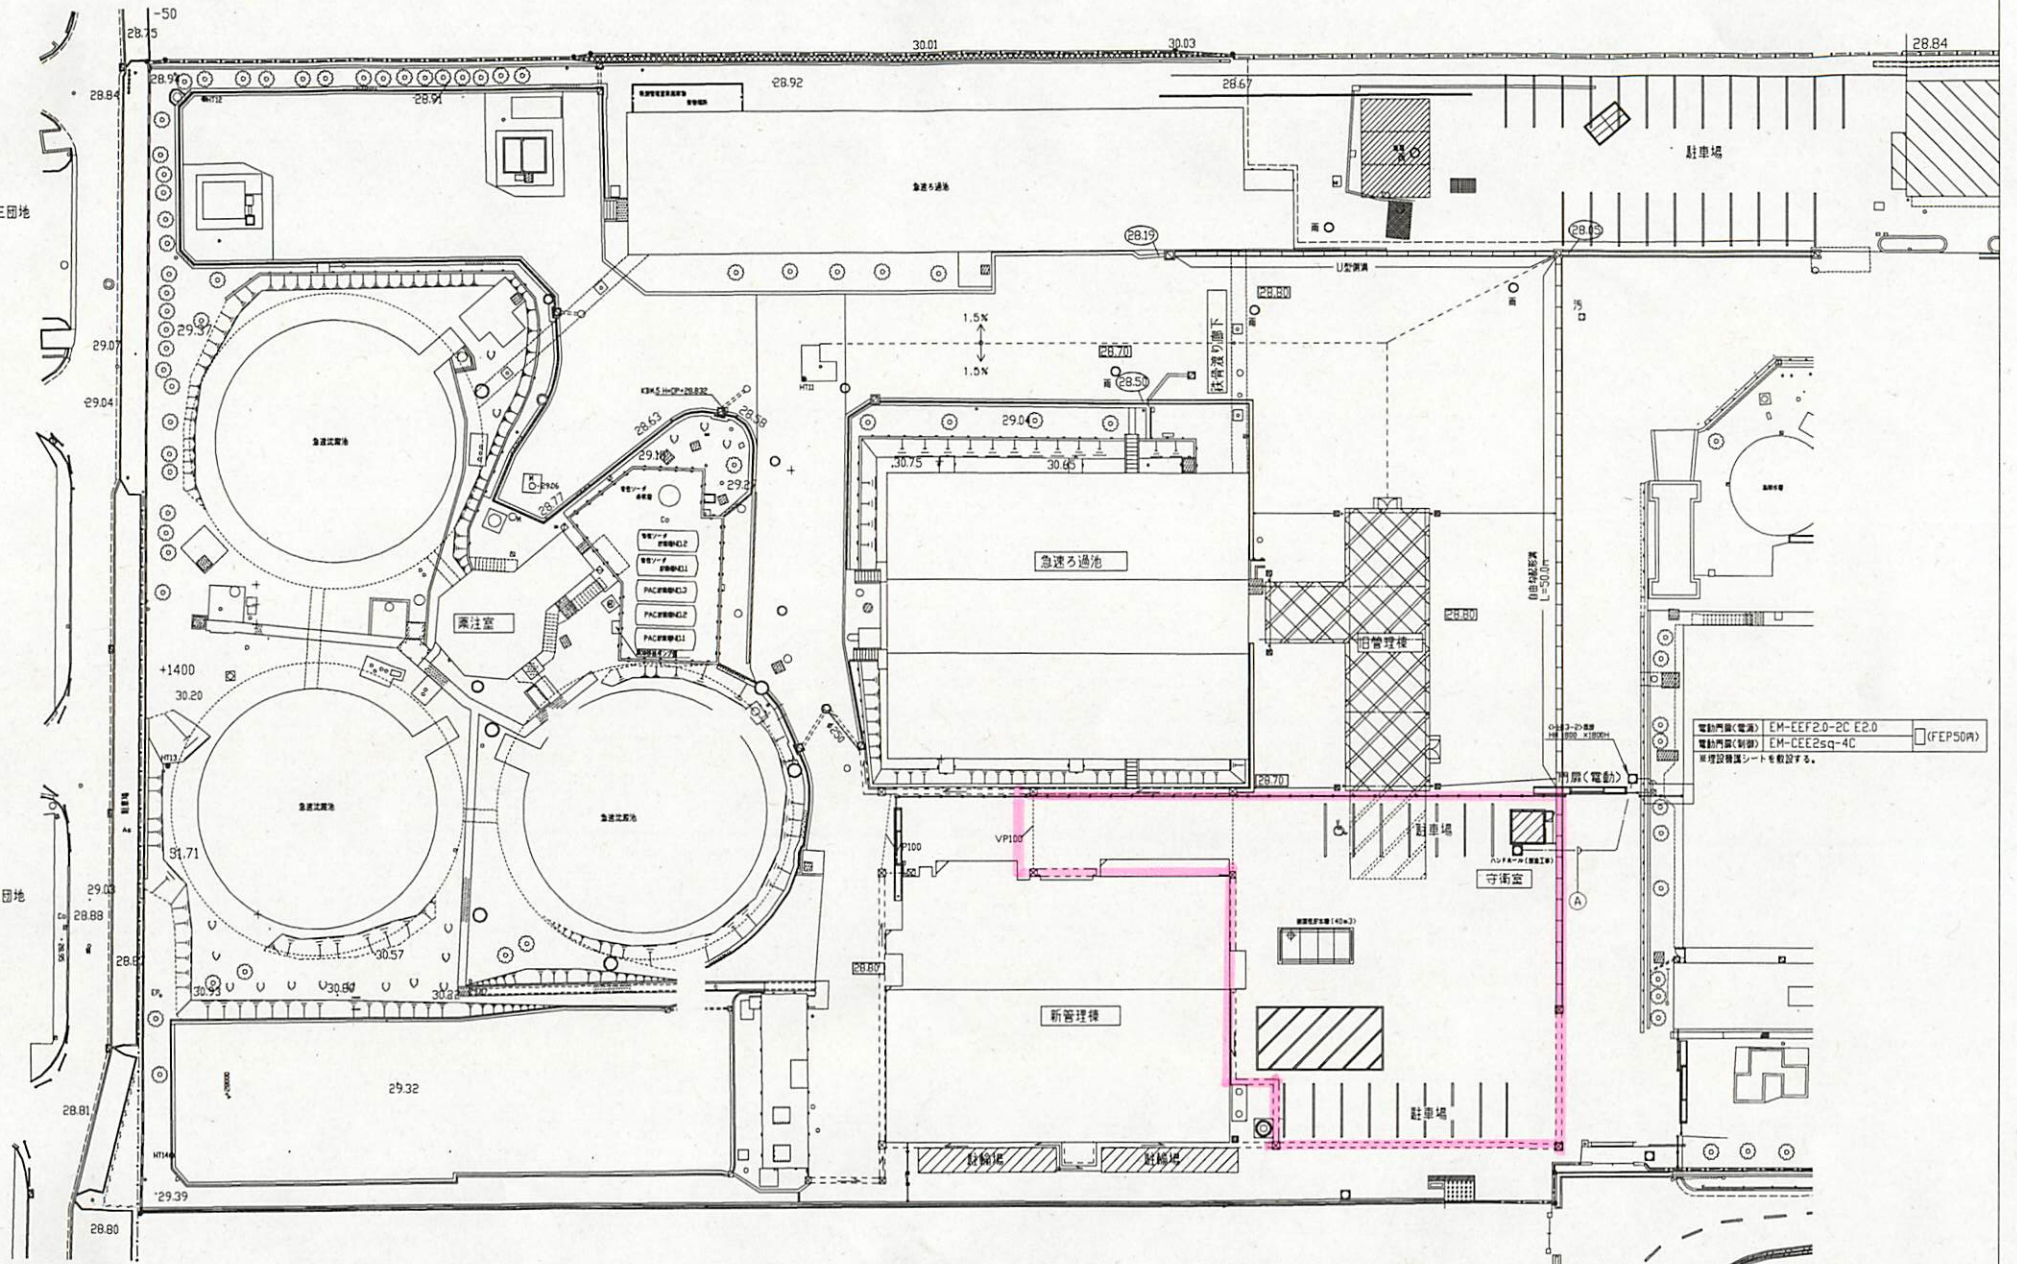

電動門扉(電源) EM-EEF20-2C E2.0 (FEP50A)  
 電動門扉(制御) EM-CEE2sq-4C  
 ※埋設機置シートも敷設する。

①  
 電動門扉(電源) EM-EEF20-2C E2.0 (FEP50A)  
 電動門扉(制御) EM-CEE2sq-4C  
 ※埋設機置シートは守衛室設置工事(別施工書)で敷設

記号	名称
□	新設プルボックス 300×300×200 WP SUS

工事名	中宮浄水場外構工事
図面名	電動門扉 配線図
作成年月日	平成28年8月
縮尺	A1: 1/20 A3: 1/50 図面番号: A2-2
枚方市上下水道局浄水課	