




1階・2階 縮尺=1/200

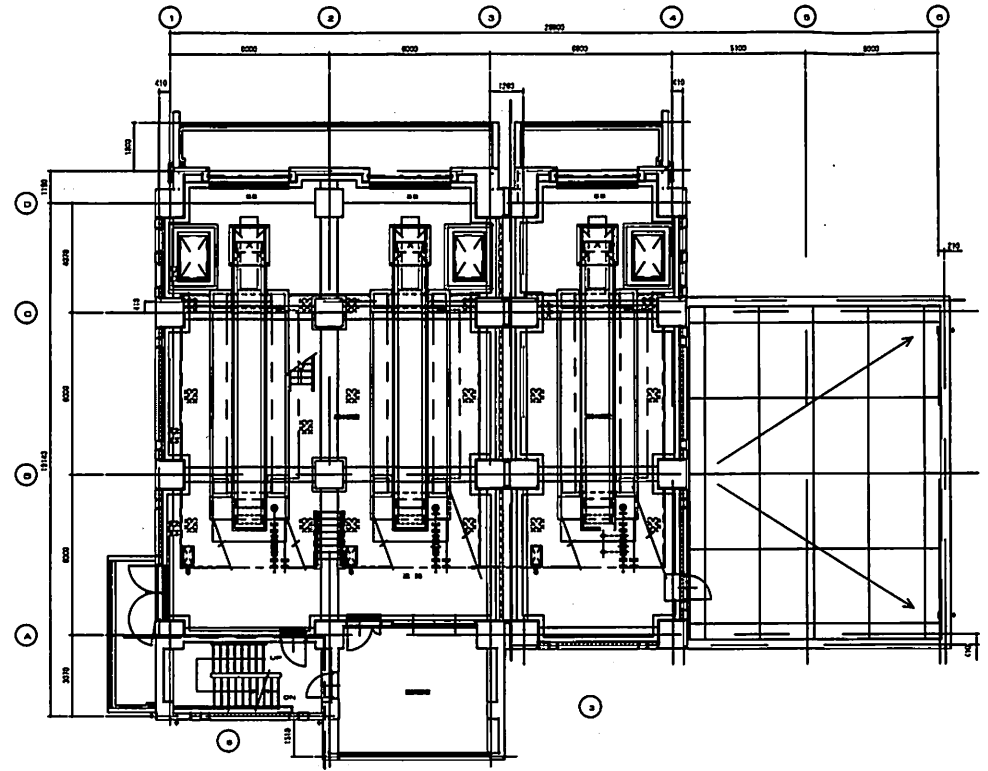


1階・2階 縮尺=1/200

縮尺 1/200  
A3 180x120


施設名	中宮浄水場 排水処理棟		
図面名	1・2階 平面図		
作成年月日			
縮尺	(A3) 1/200	図面番号	
枚方市上下水道局			

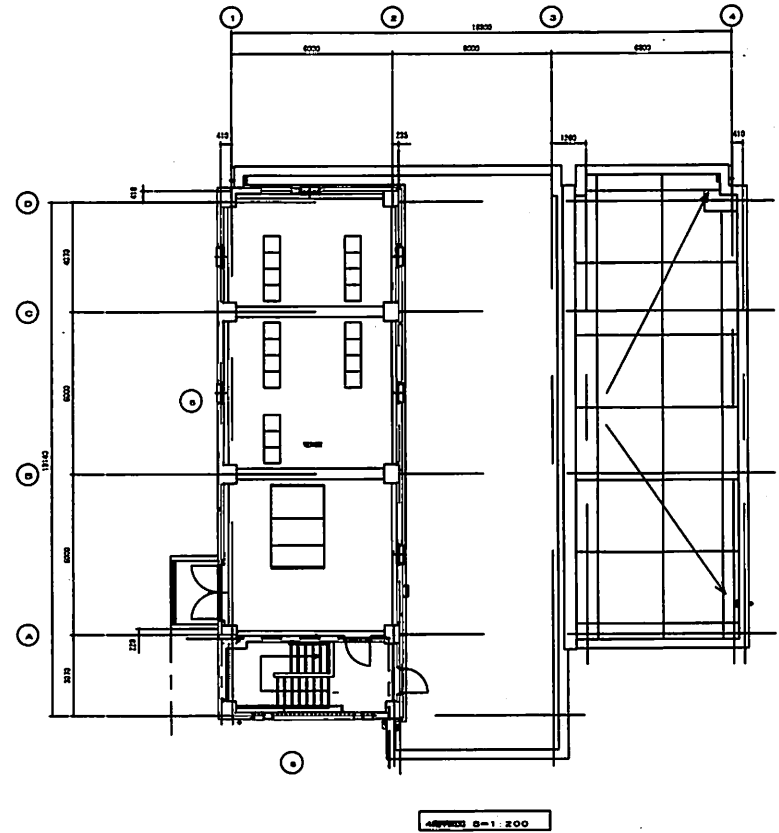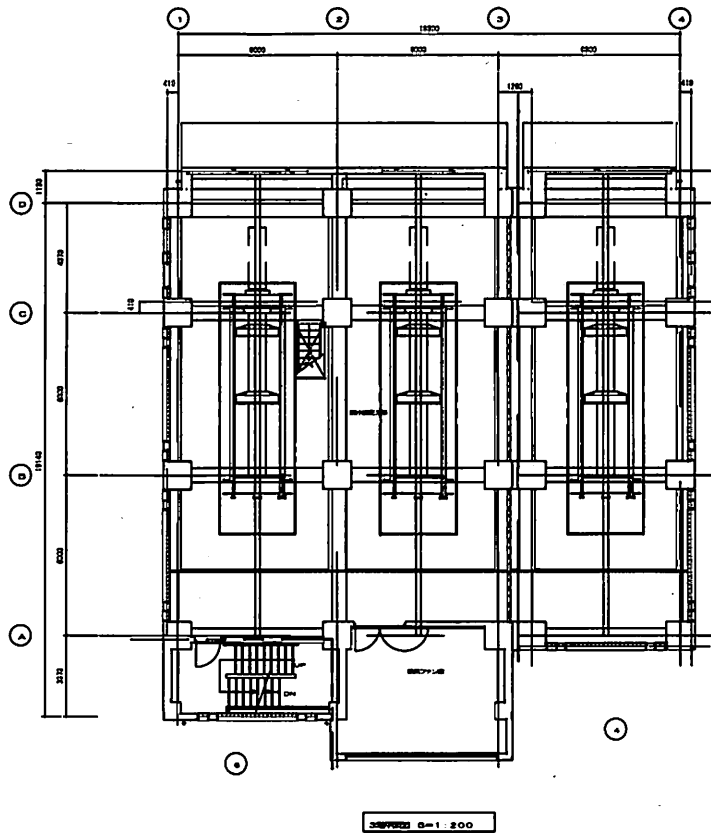

施設名	中宮浄水場 排水処理棟		
図面名	3・4階 平面図		
作成年月日			
縮尺	(A3) 1/200	図面番号	
枚方市上下水道局			

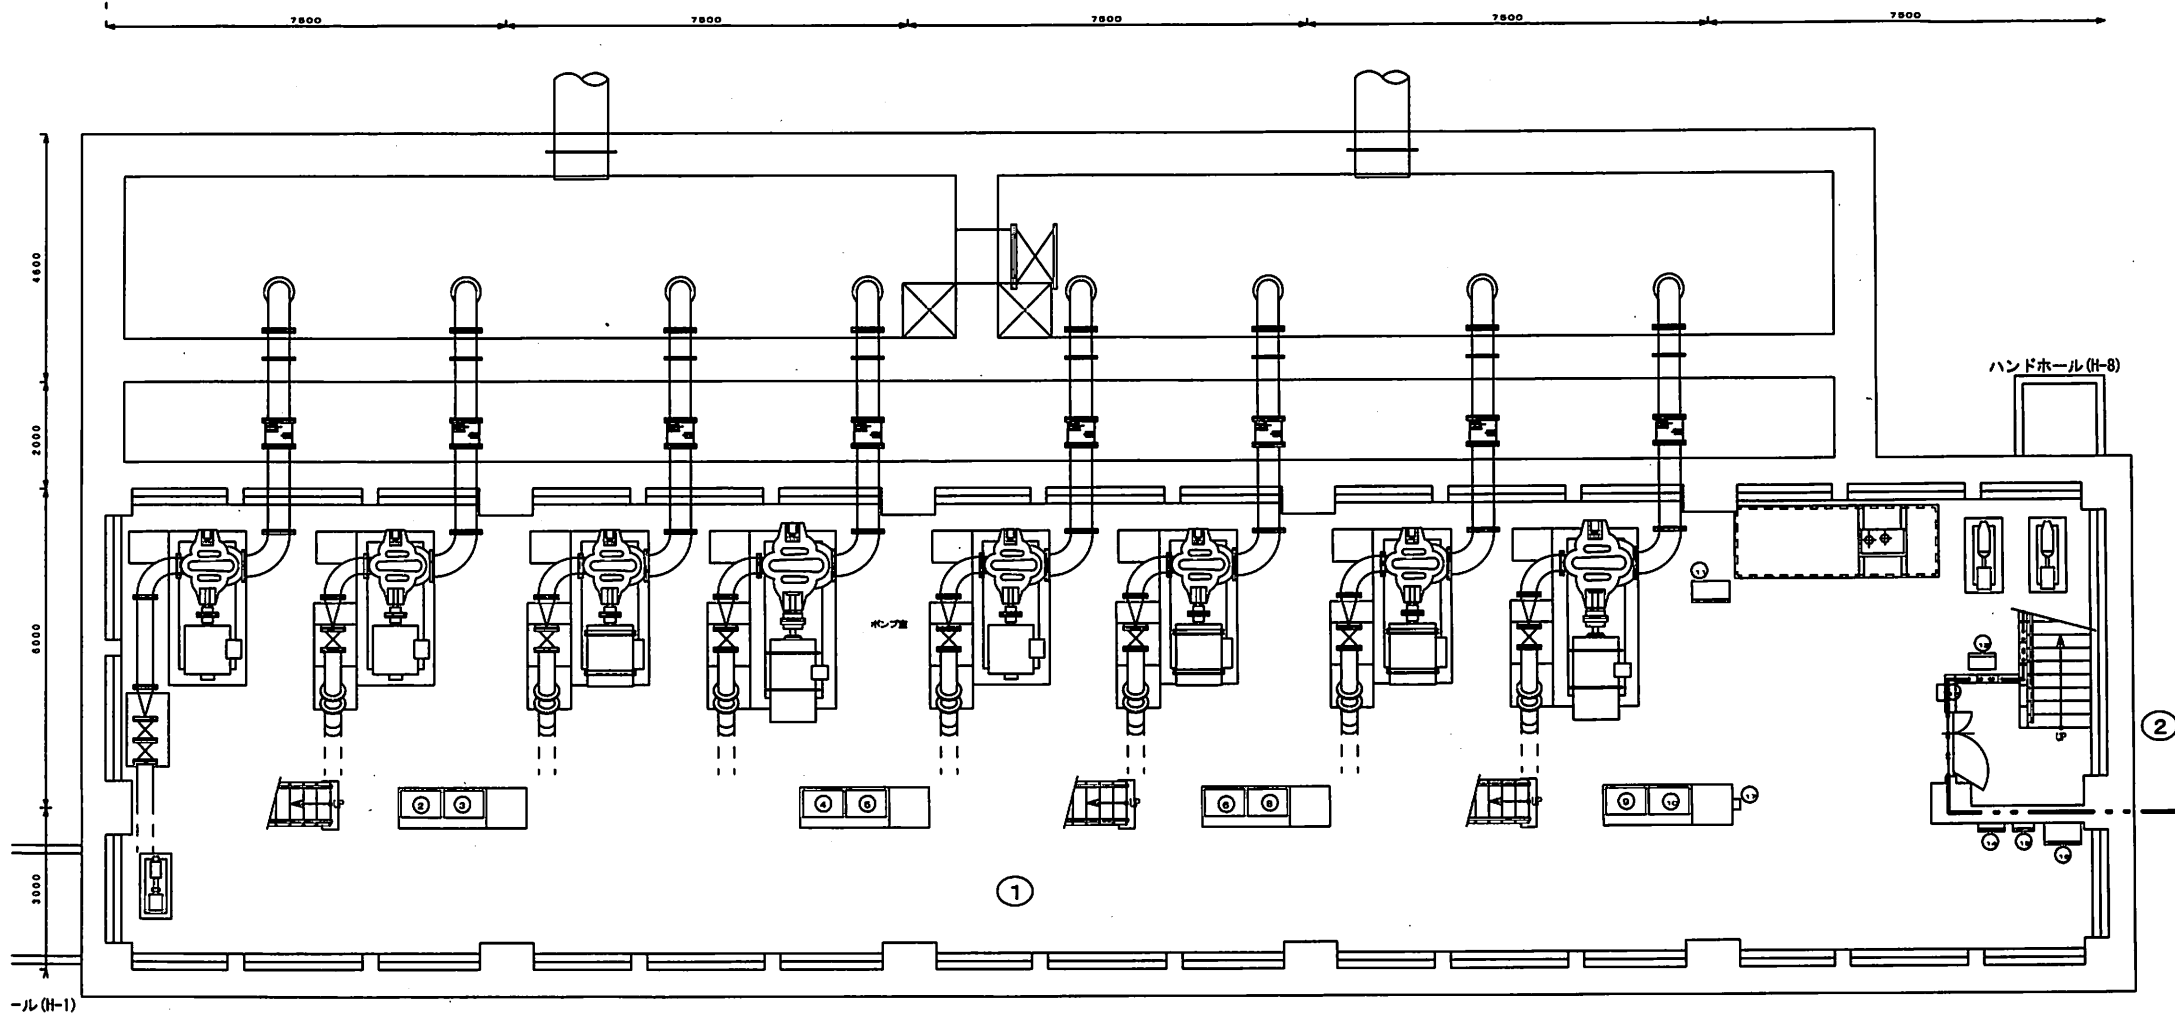


施設名	磯島取水場 管理棟		
図面名	管理棟 地階下部		
作成年月日			
縮尺	(A3) 1/100	図面番号	
枚方市上下水道局			

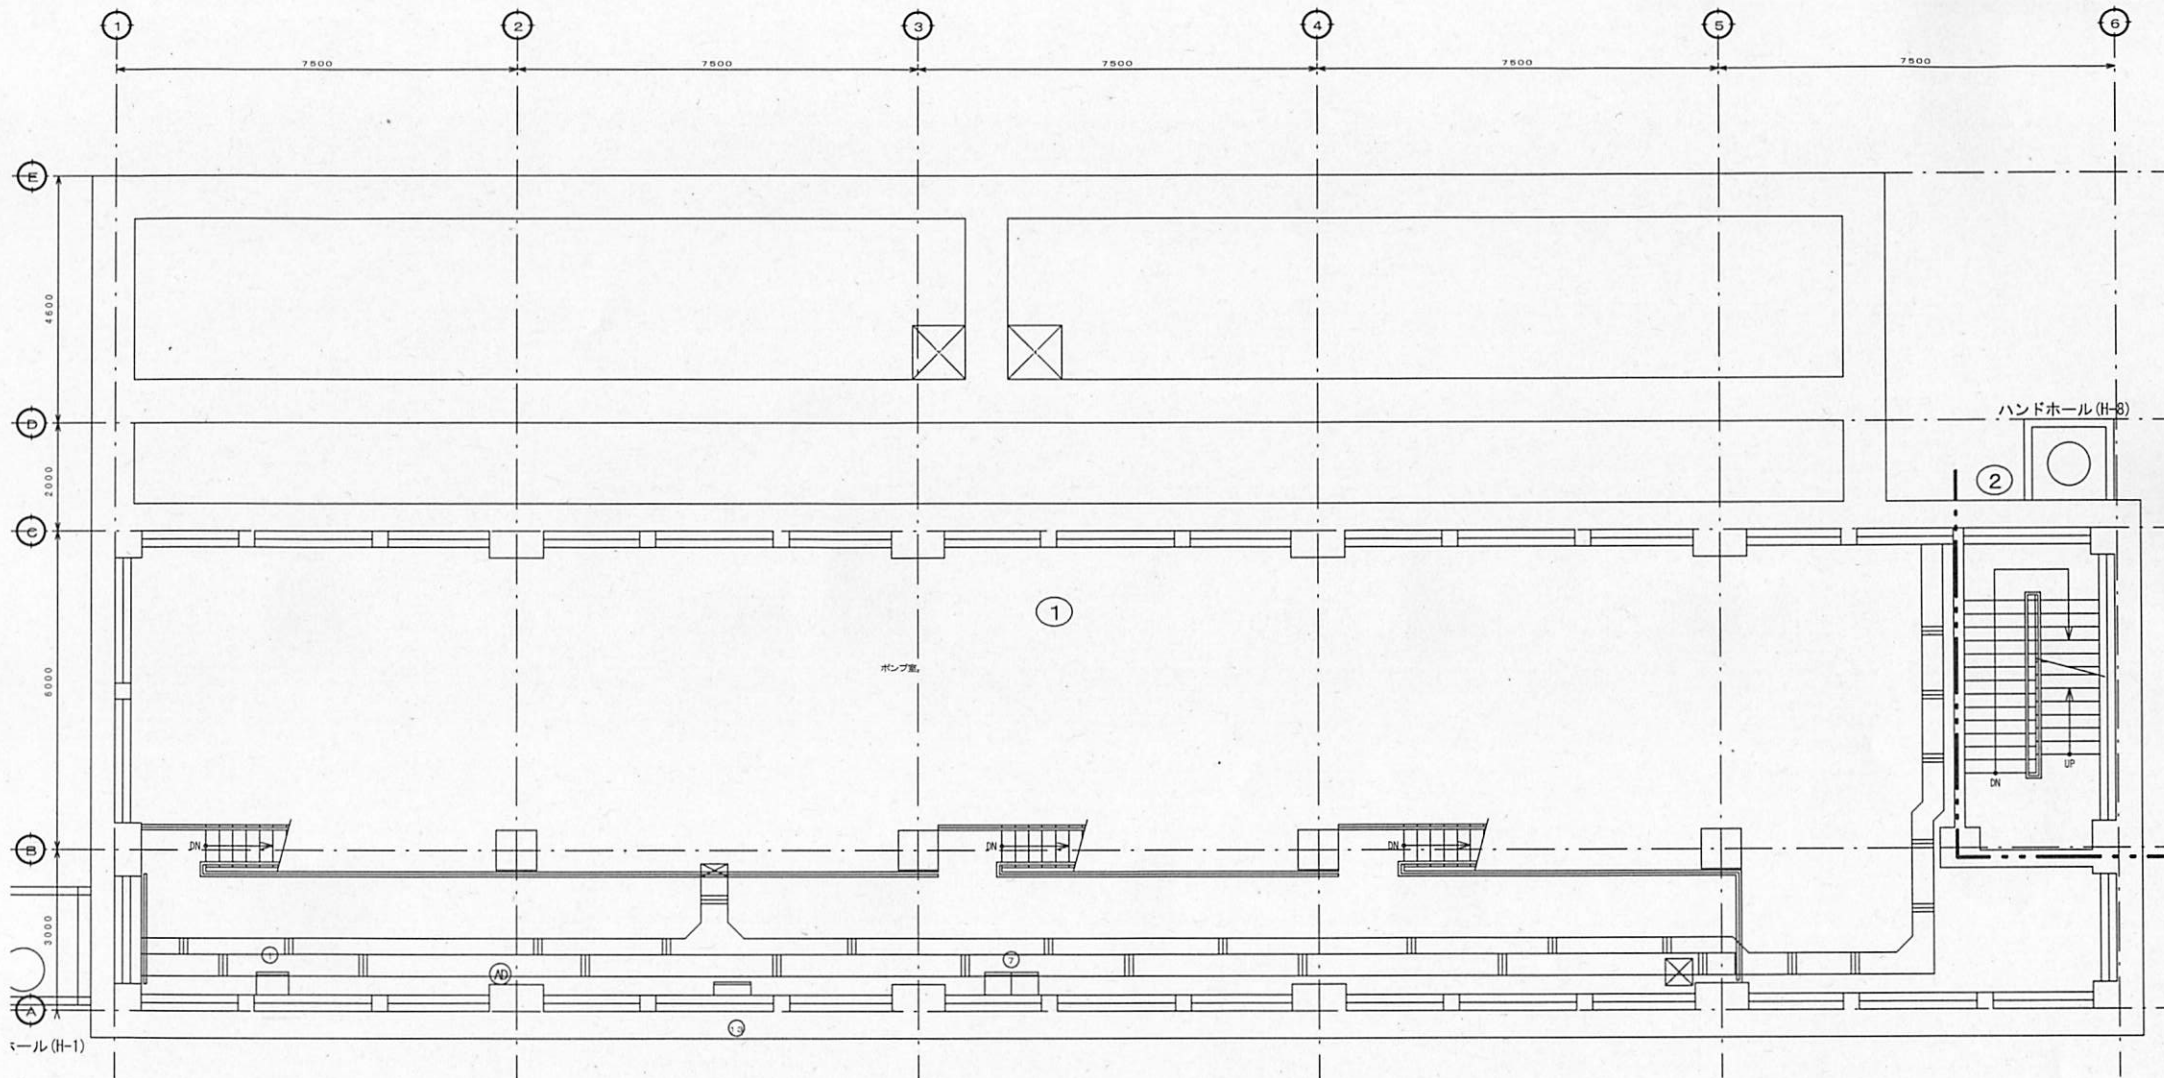

ポンプ室平面図 S:1/100


施設名	磯島取水場		
図面名	管理棟 地階上部		
作成年月日			
縮尺	(A3) 1/100	図面番号	

枚方市上下水道局

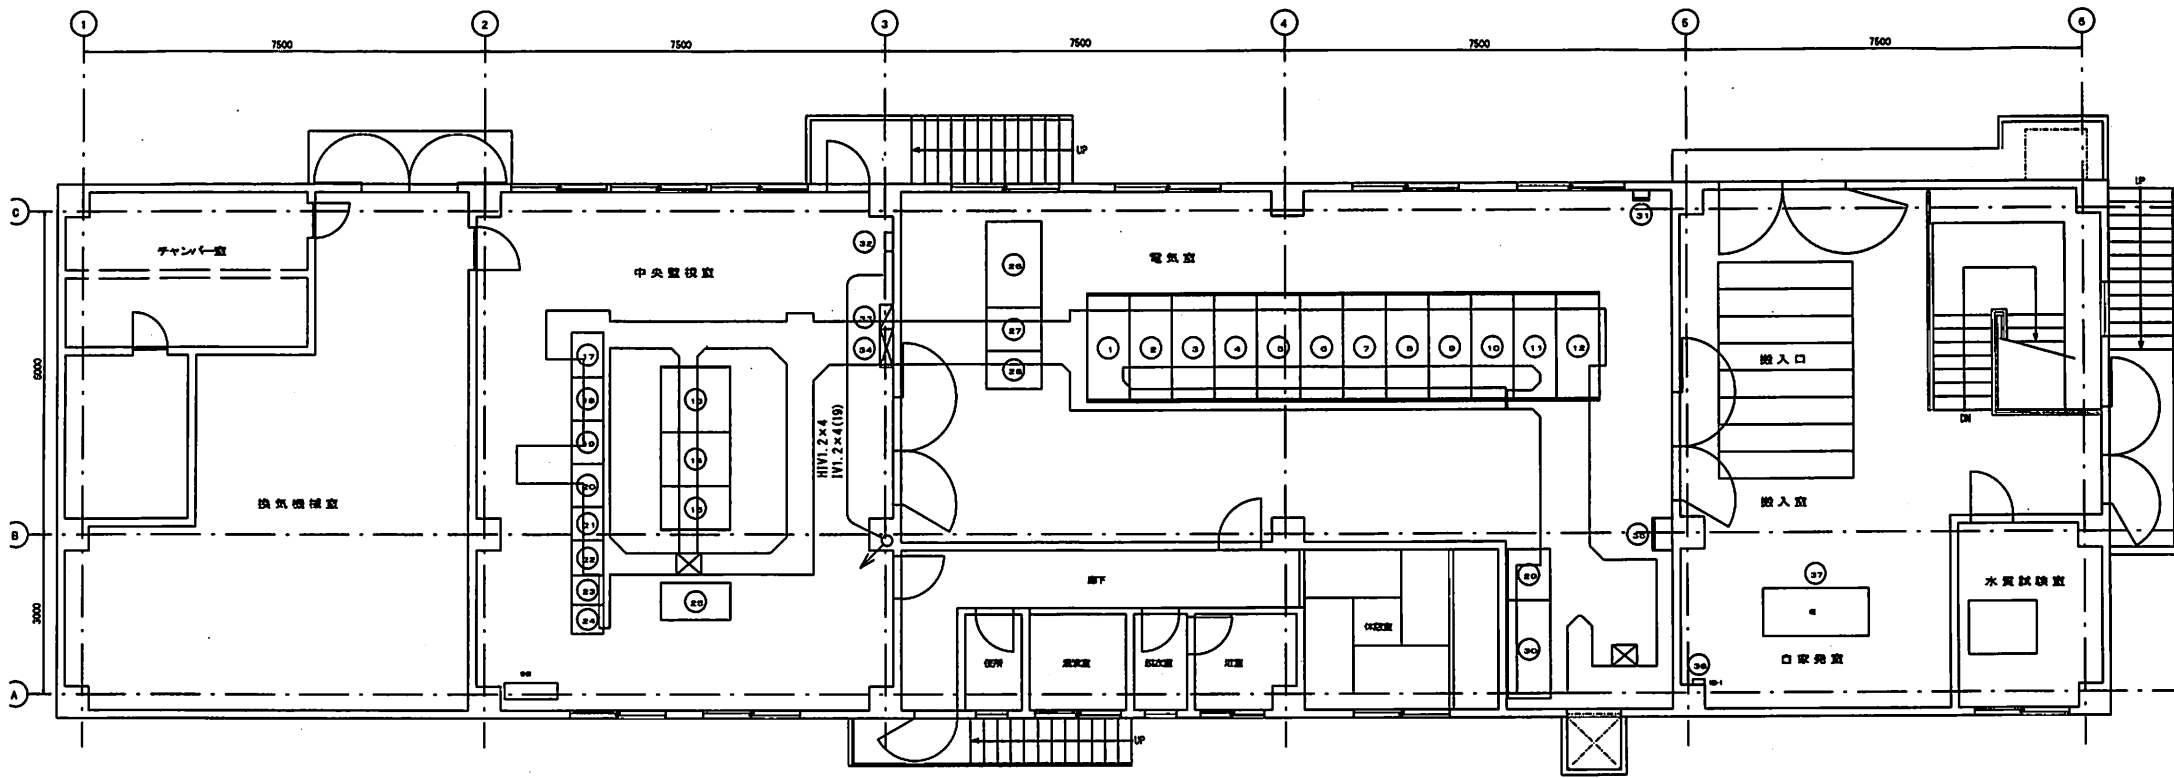


瀬島取水場 監視室2階図 ①-1/100

施設名	瀬島取水場 管理棟		
図面名	2階		
作成年月日			
縮尺	(A3) 1/100	図面番号	

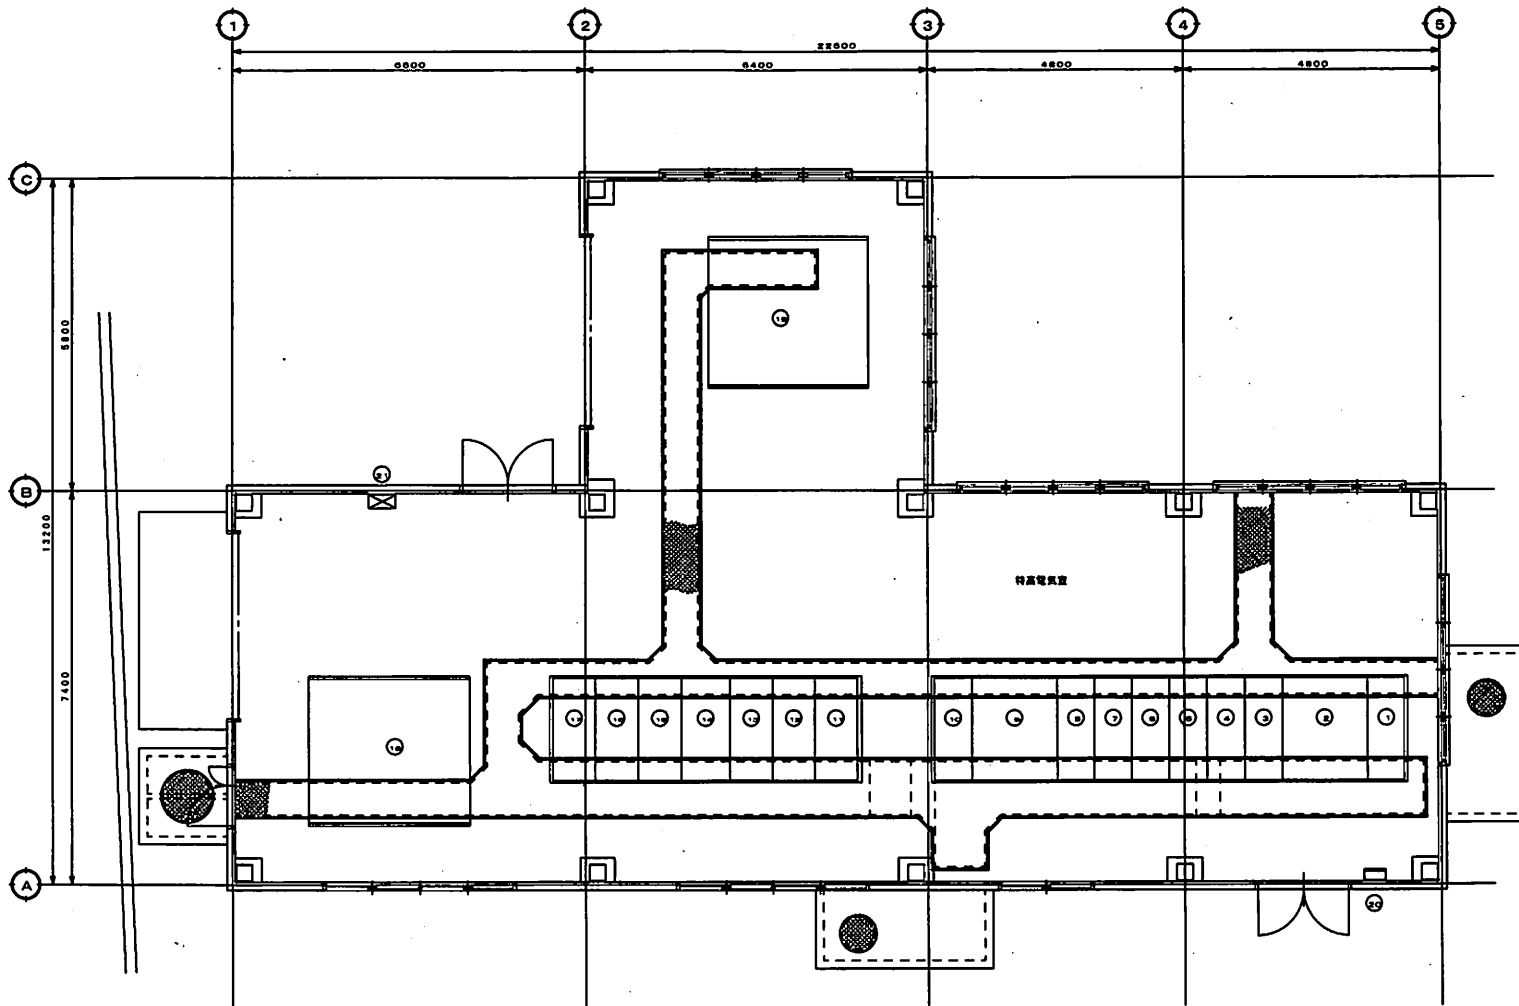

特高電氣室平面図 S:1/100


施設名	磯島取水場 特別高圧受電所		
図面名	特高受電電室		
作成年月日			
縮尺	(A3) 1/100	図面番号	
枚方市上下水道局			

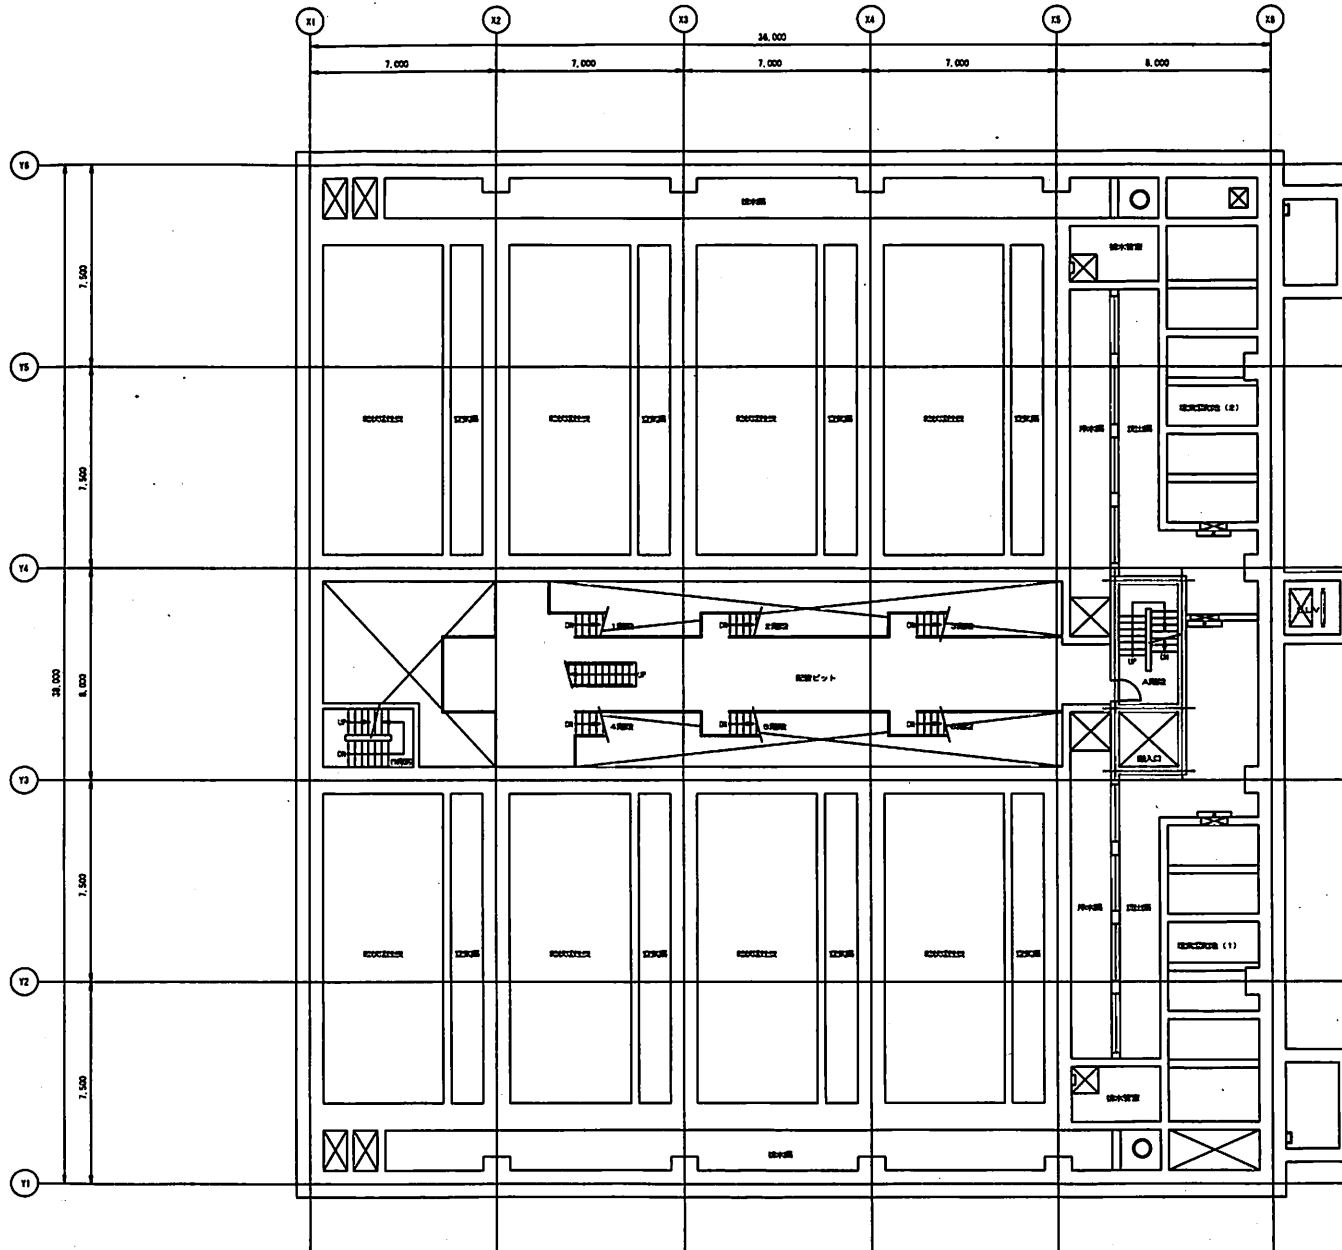

地下1層 下部

施設名	高度浄水施設		
図面名	粒状活性炭処理棟 地下1層下部 (B1F)		
作成年月日			
縮尺	(A3) 1/200	図面番号	

枚方市上下水道局

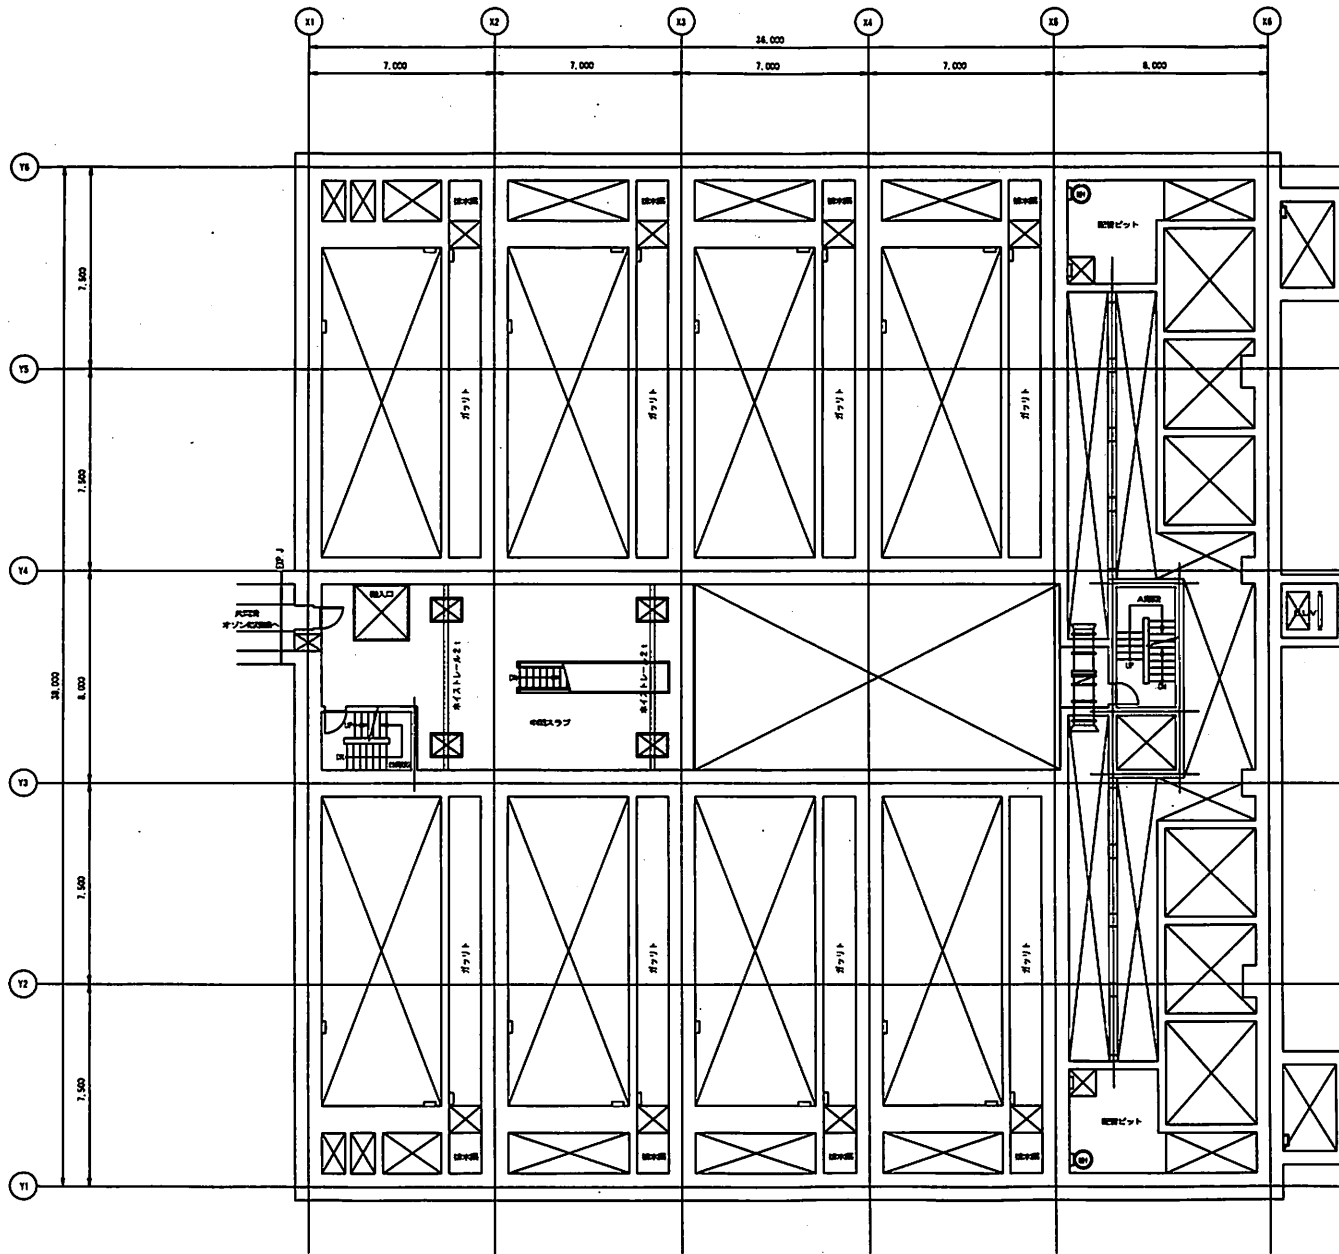


地下1層 上部

施設名	高度浄水施設		
図面名	粒状活性炭処理機 地下1層上部 (BM1F)		
作成年月日			
縮尺	(A3) 1/200	図面番号	


枚方市上下水道局



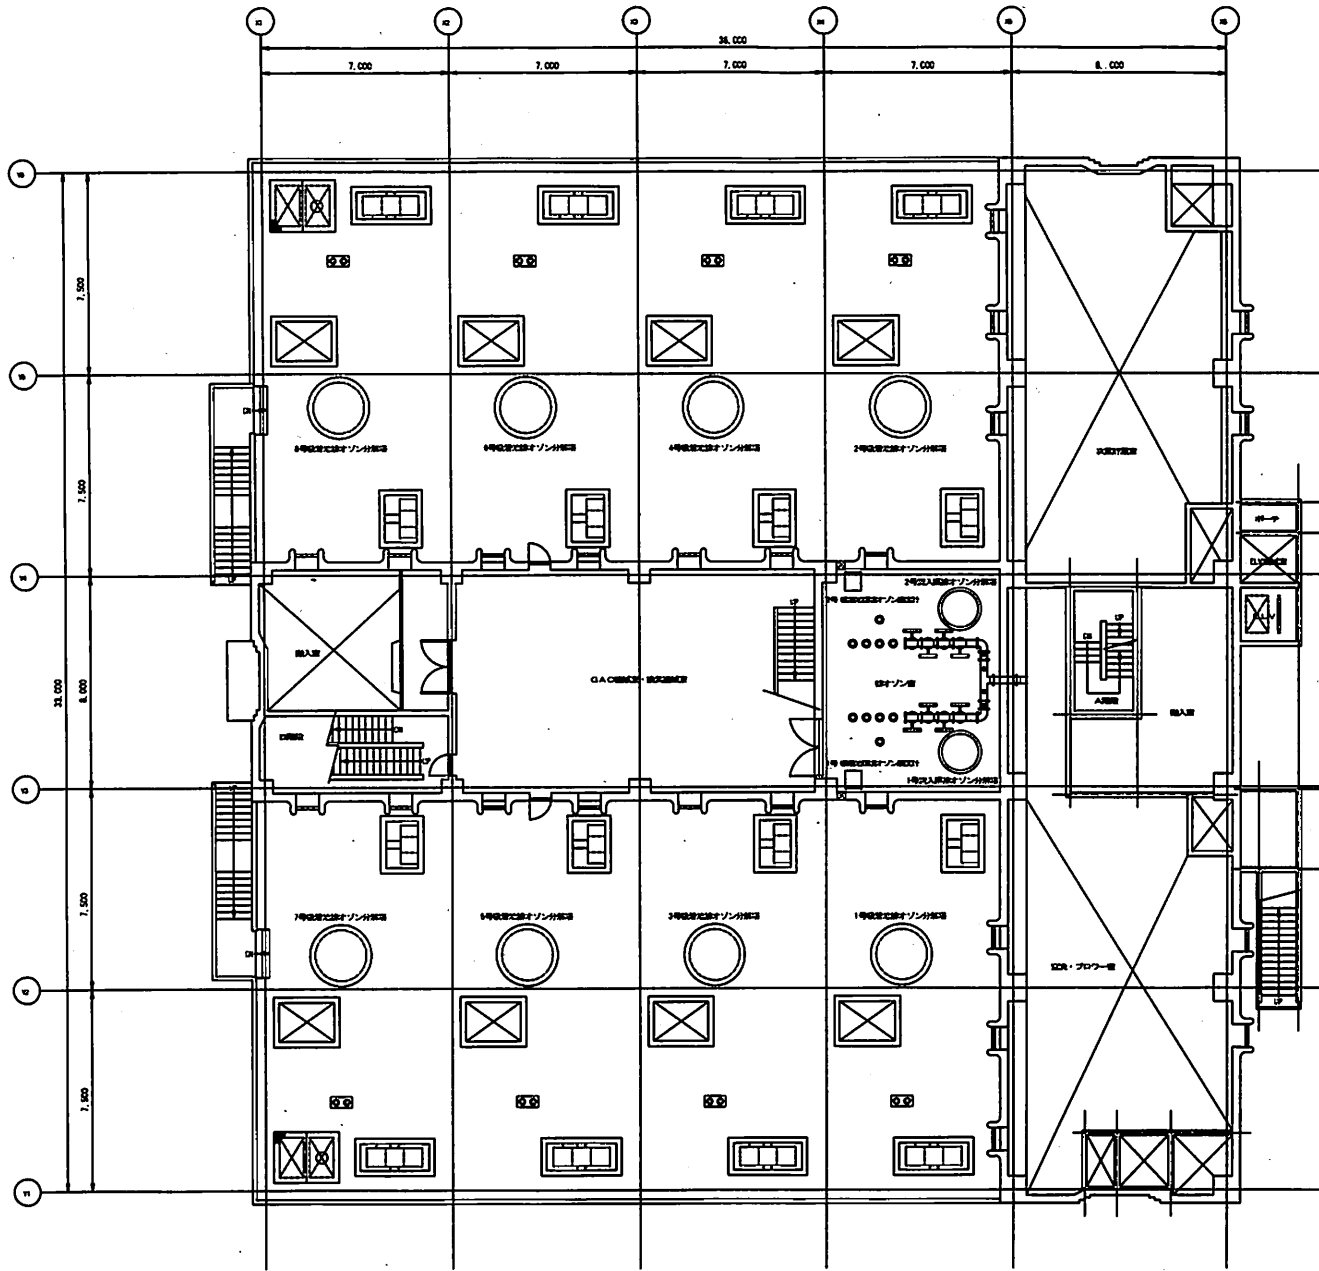


L1階平面図

施設名	高度浄水施設		
図面名	粒状活性炭処理機 L1階 (2F)		
作成年月日			
縮尺	(A3) 1/200	図面番号	
枚方市上下水道局			

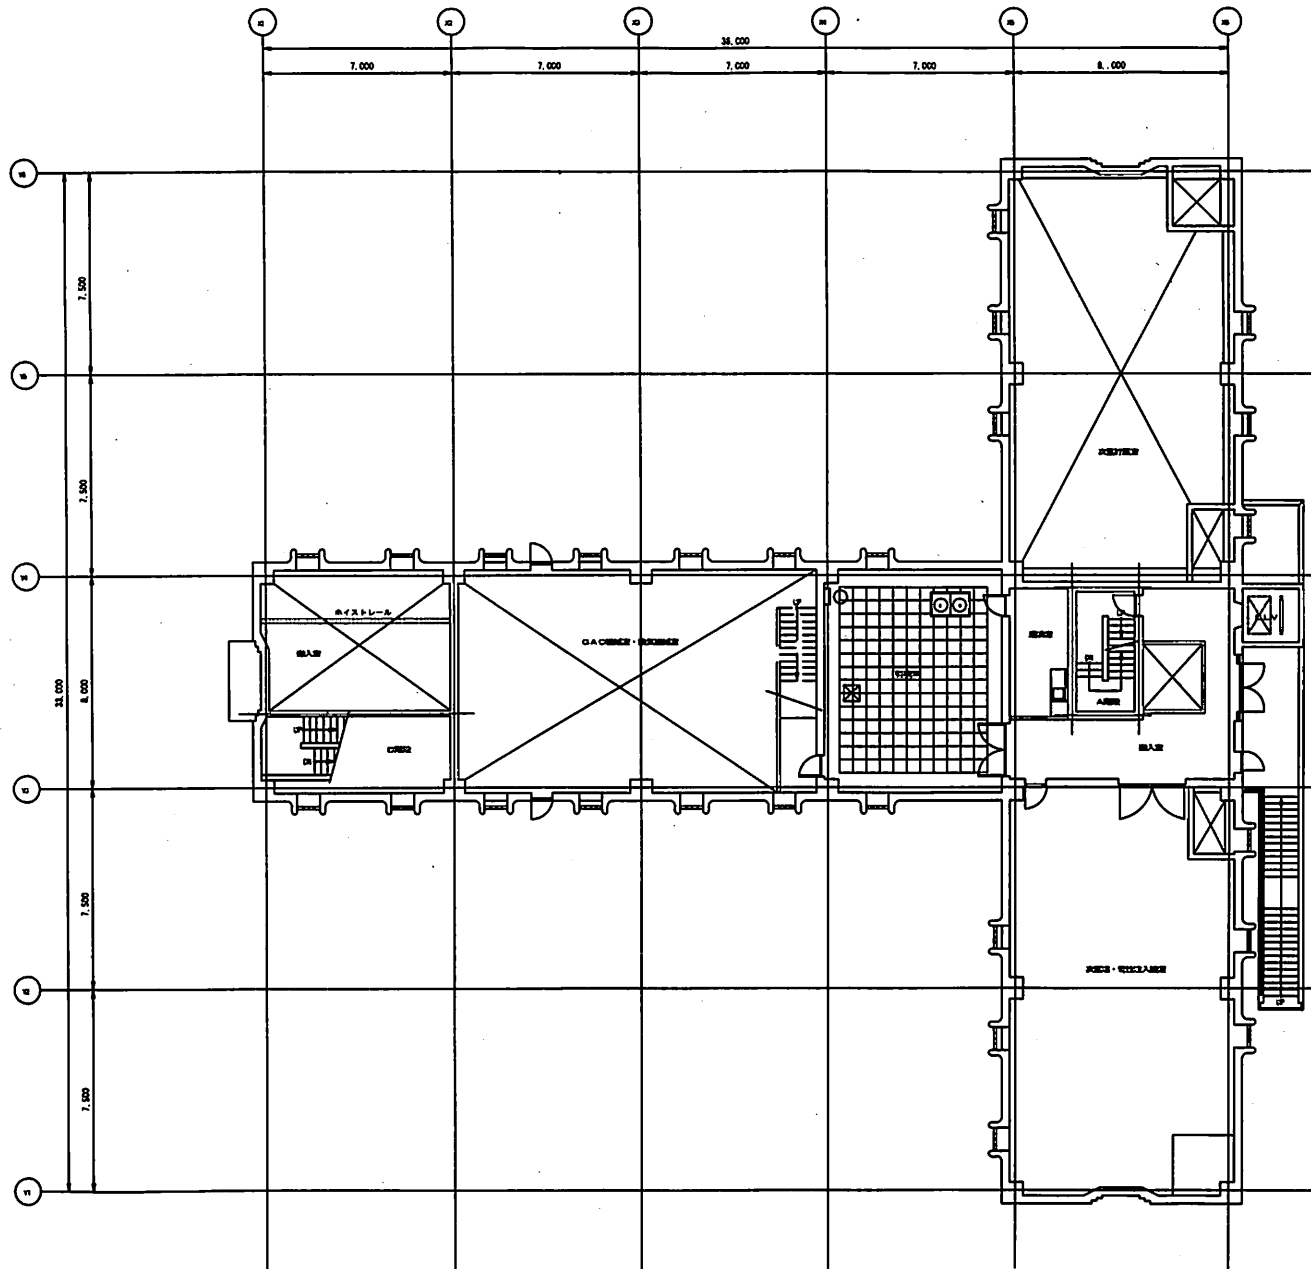


1 階 平 面 図

施設名	高度浄水施設		
図面名	粒状活性炭処理棟 1階 (3F)		
作成年月日			
縮尺	(A3) 1/200	図面番号	
枚方市上下水道局			

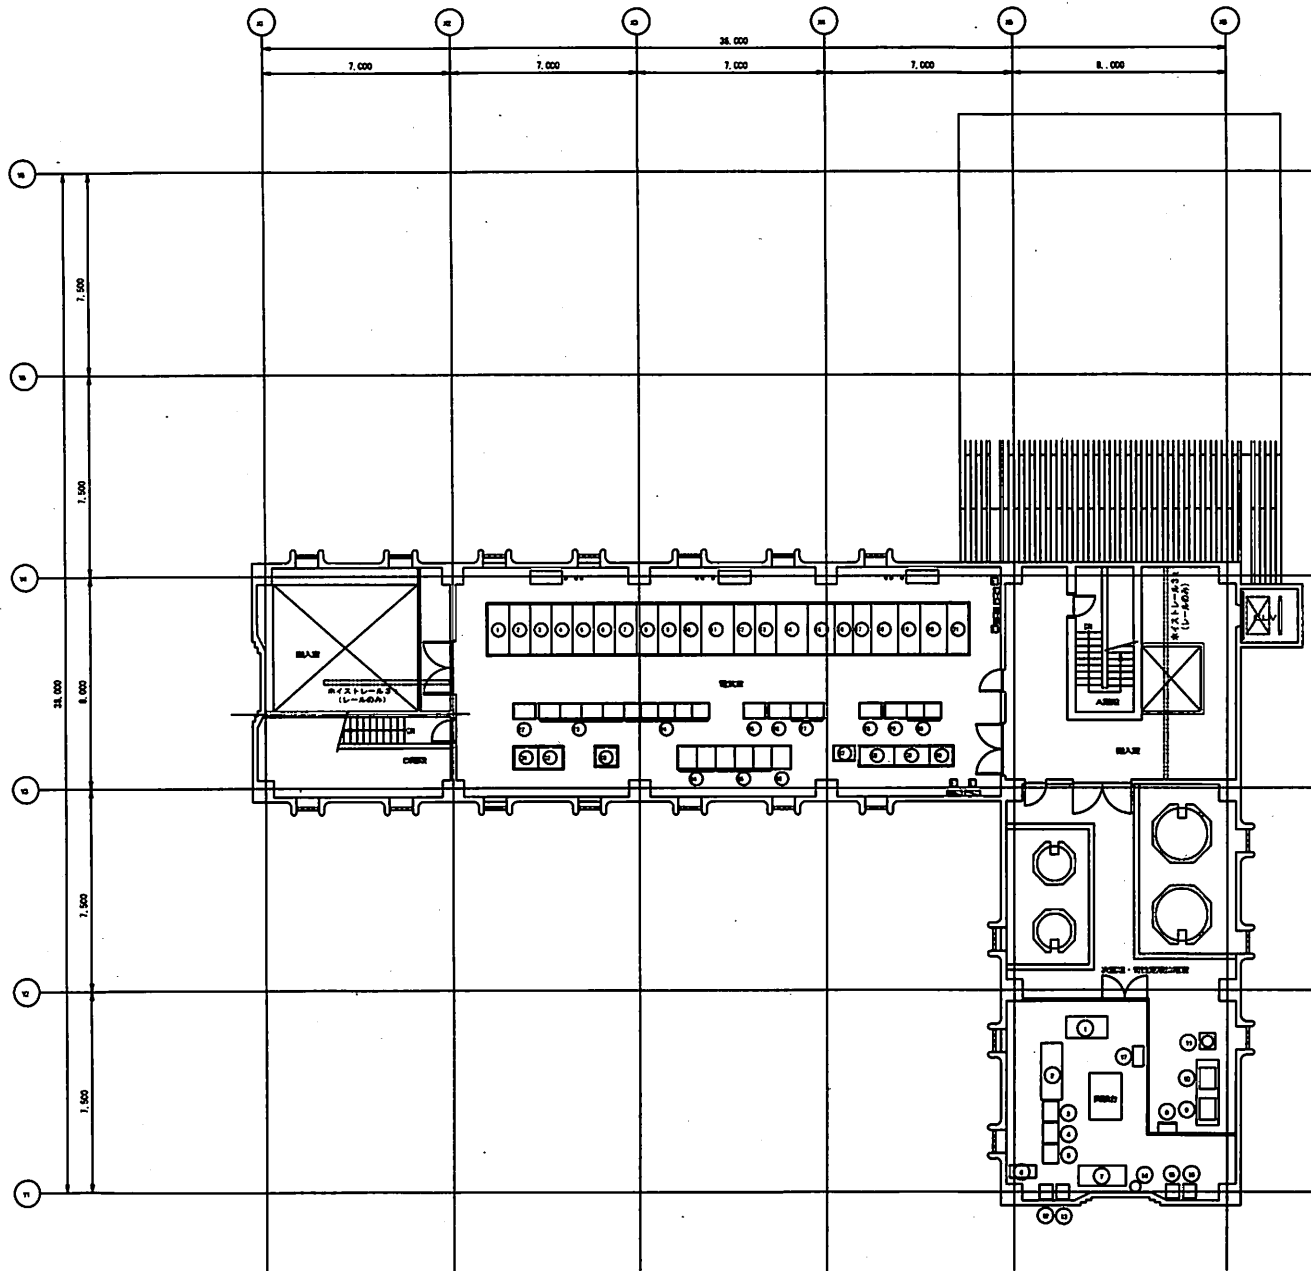


2 階 平 面 図

施設名	高度浄水施設		
図面名	粒状活性炭処理槽 2階 (4F)		
作成年月日			
縮尺	(A3) 1/200	図面番号	
枚方市上下水道局			

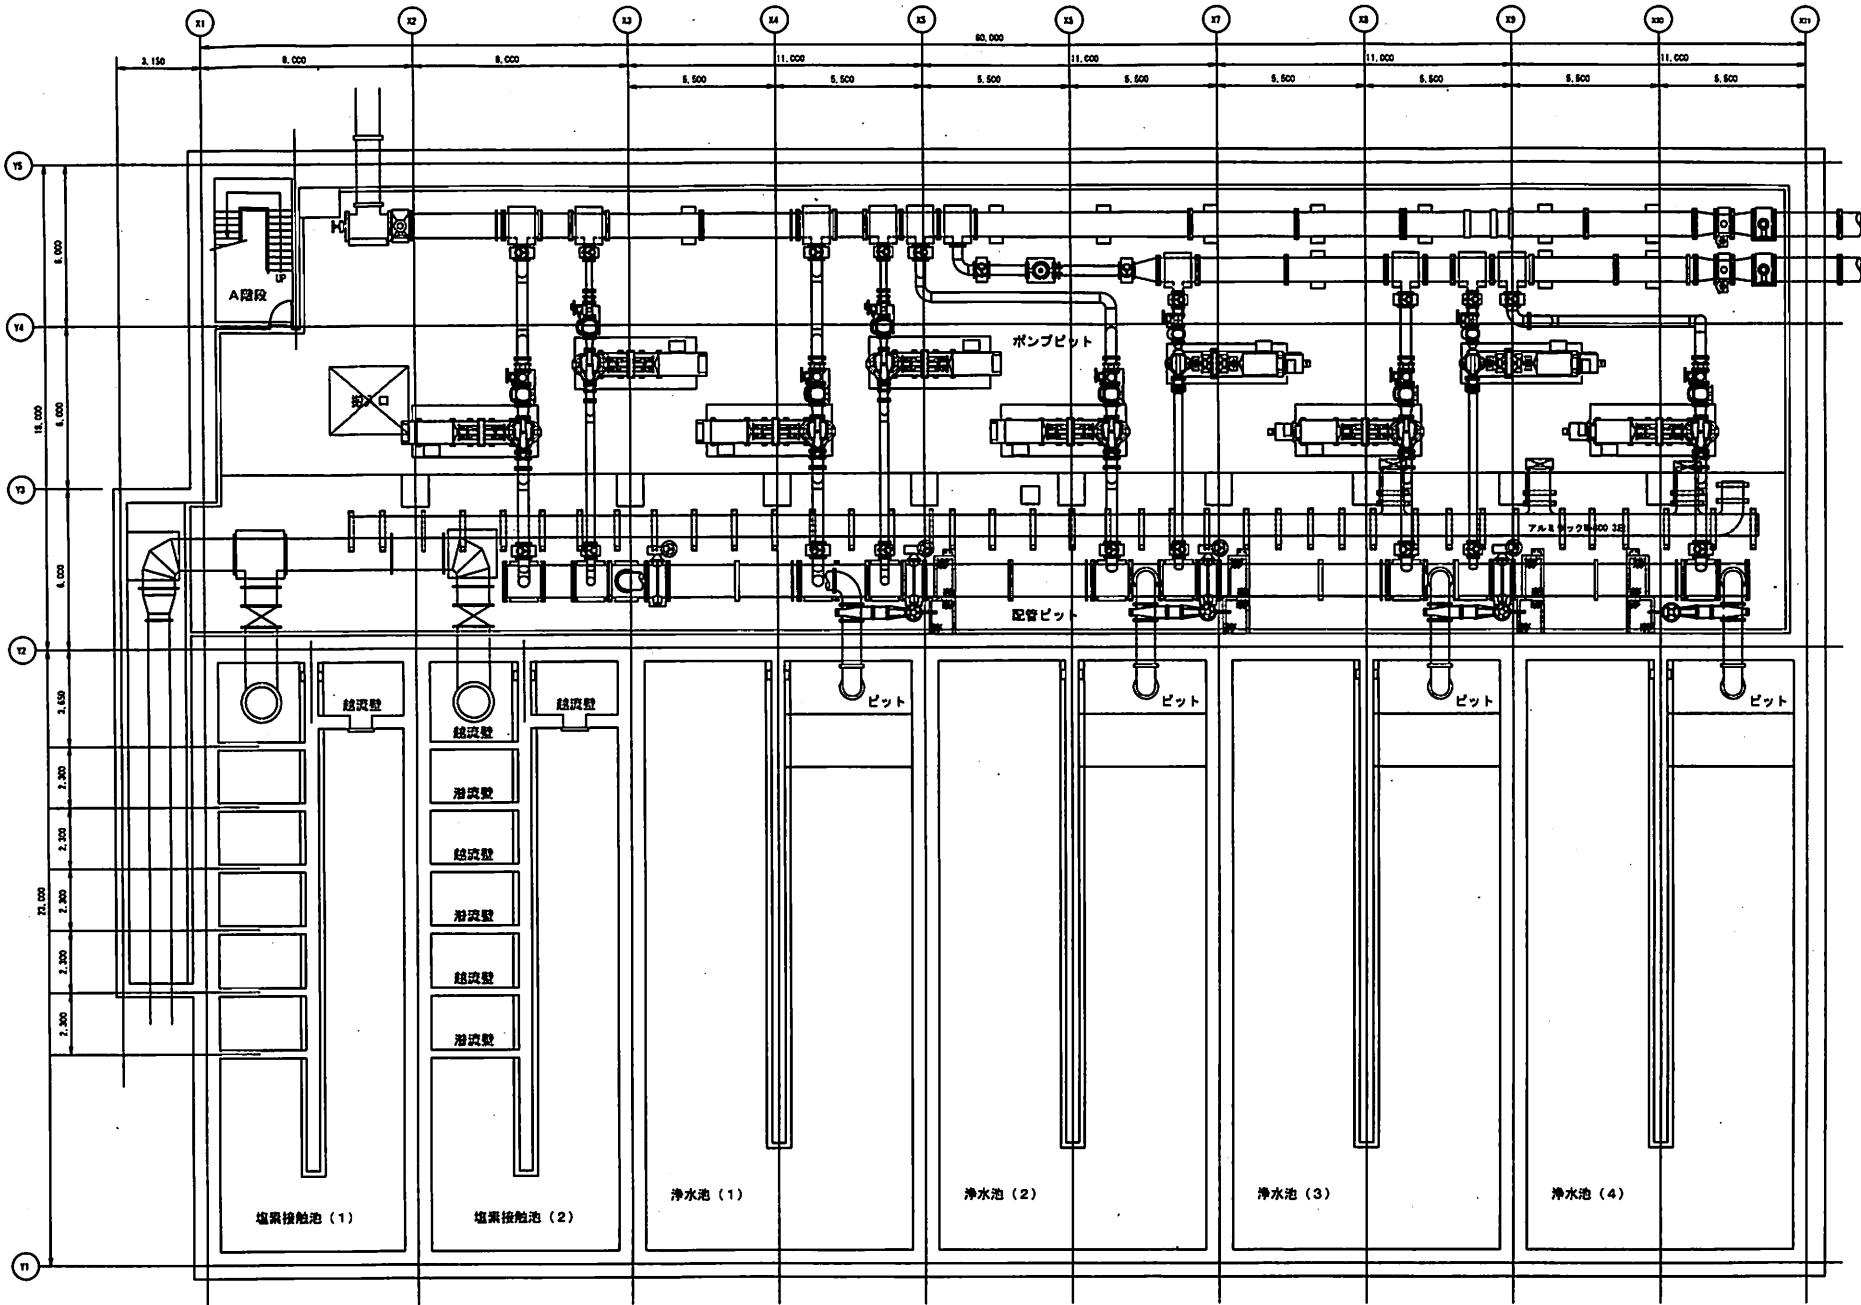


地下2層 平面図

施設名	高度浄水施設		
図面名	消毒・送水ポンプ棟 地下2層		
作成年月日			
縮尺	(A3) 1/200	図面番号	
枚方市上下水道局			

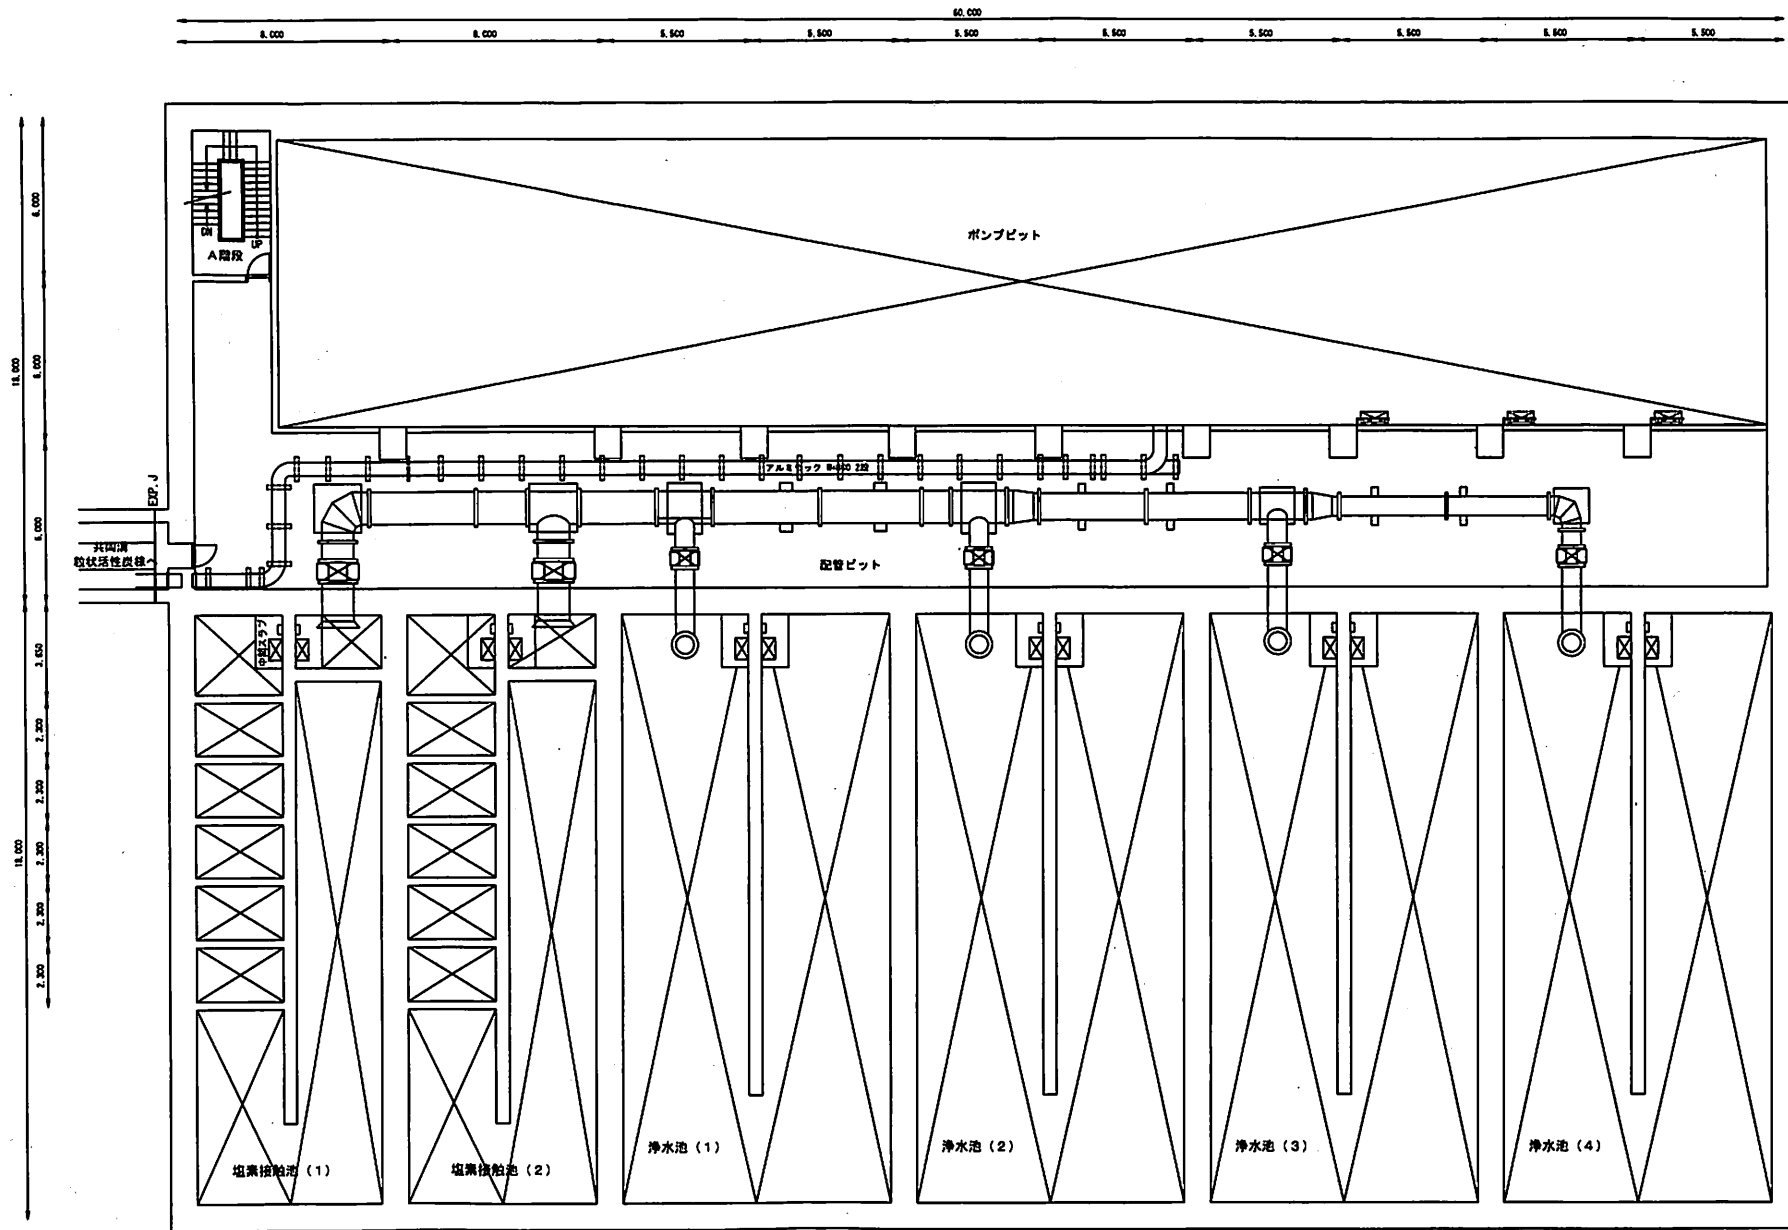


地下1層 平面図

施設名	高度浄水施設		
図面名	汚濁・送水ポンプ棟 地下1層		
作成年月日			
縮尺	(A3) 1/200	図面番号	
枚方市上下水道局			

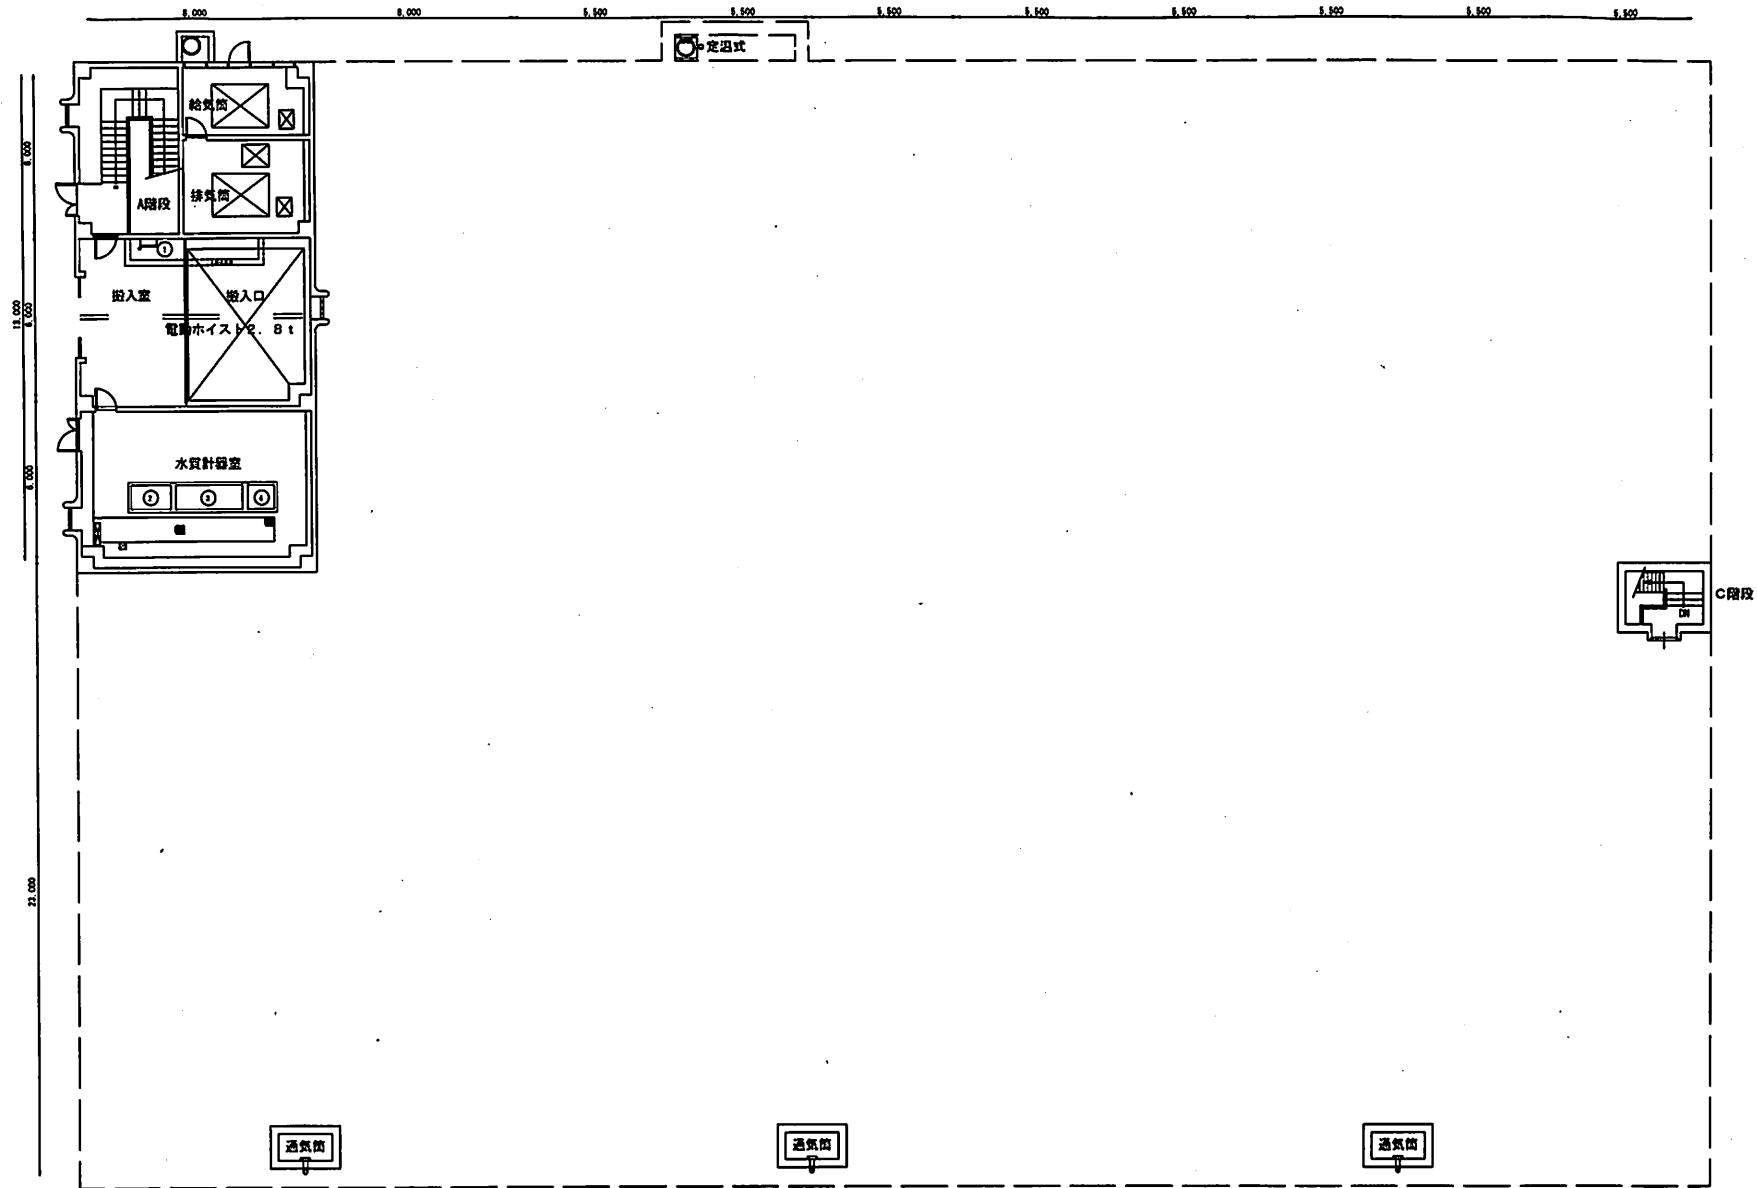


施設名	高度浄水施設		
図面名	汚濁送水ポンプ棟 1階 平面図		
作成年月日			
縮尺	(A3) 1/200	図面番号	

枚方市上下水道局

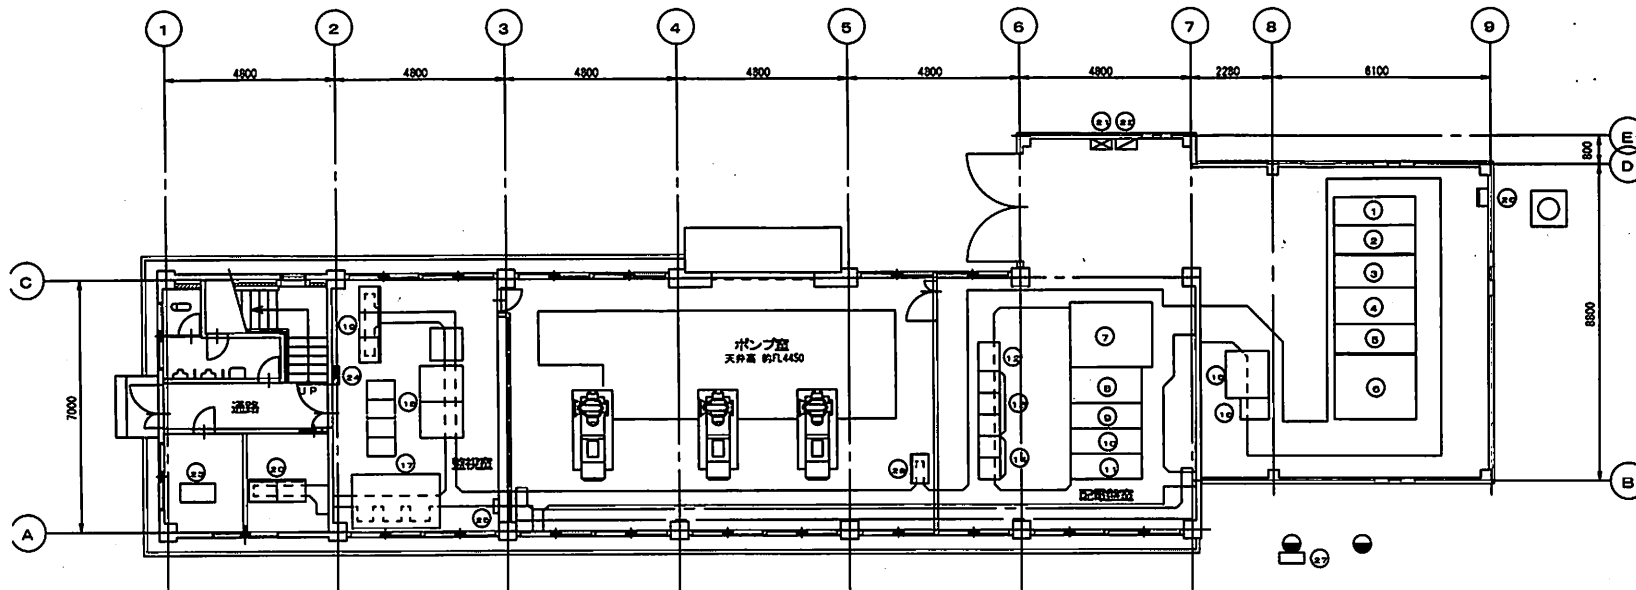

田口山配水場 1F 平面図


S=1/150

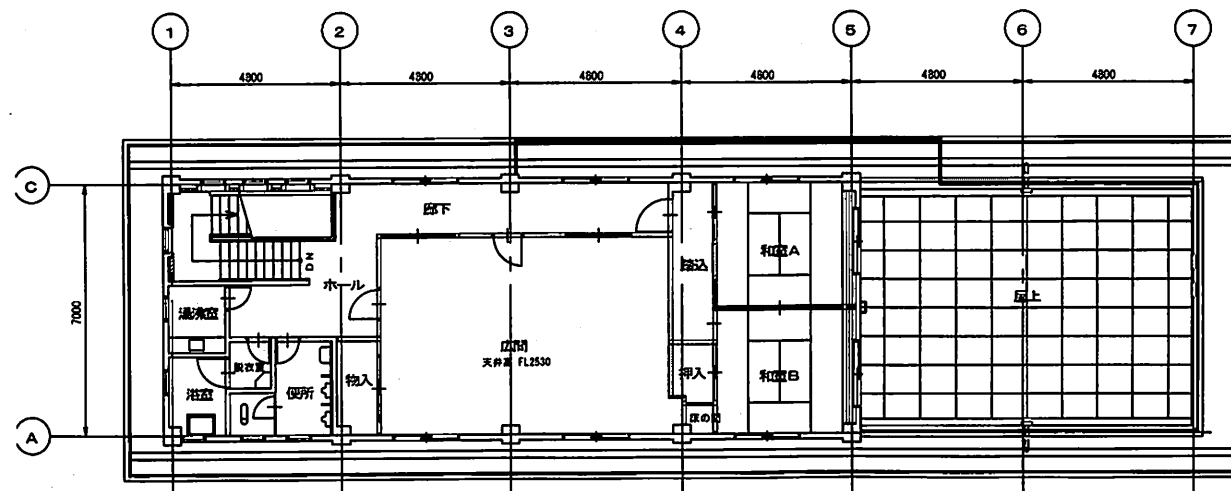

田口山配水場 2F 平面図


S=1/150

工事名	田口山配水場		
図面名	平面図		
作成年月日			
縮尺	(A3) 1/150	図面番号	
枚方市上下水道局			

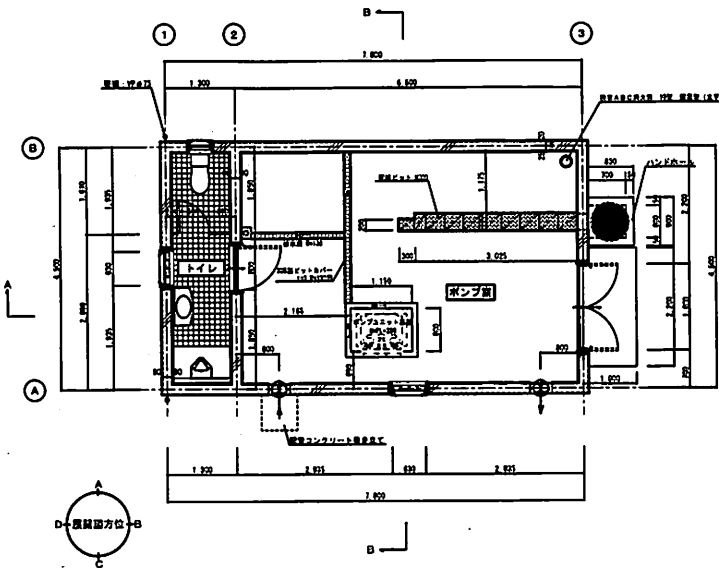


平面詳細図 S=1/50


※は、シーリング (ポリサルファイド系) を示す。

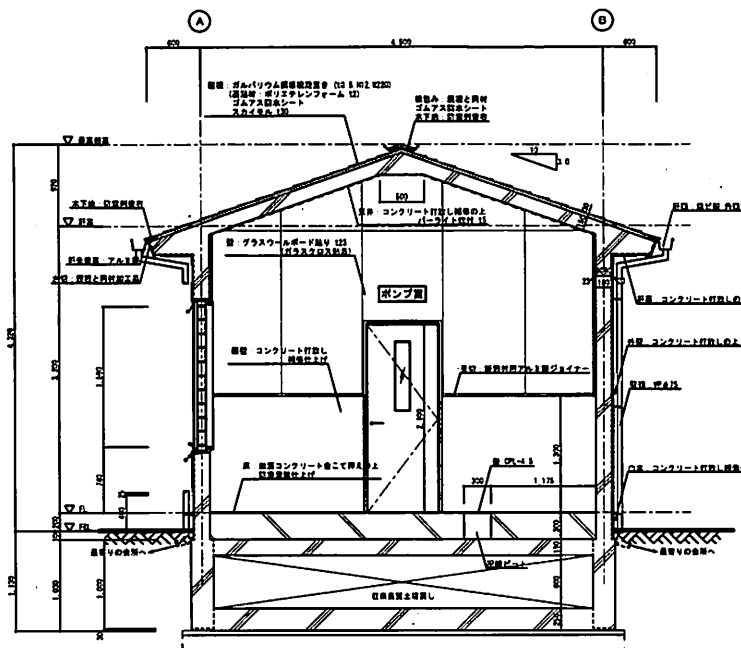

理計図 S=1/30

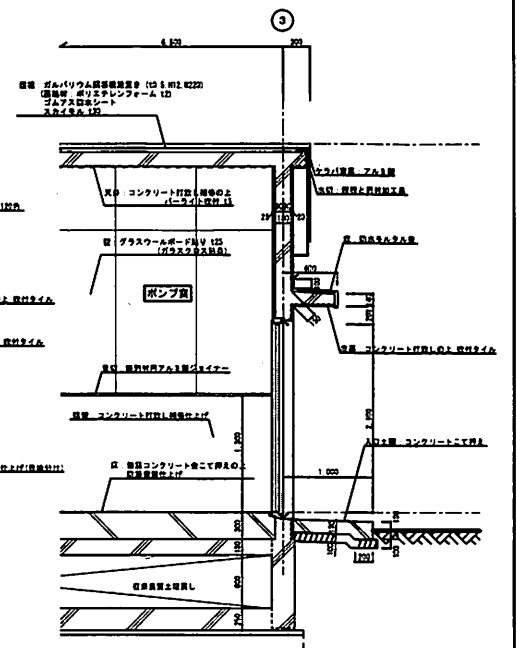


※は、シーリング (ポリサルファイド系) を示す。

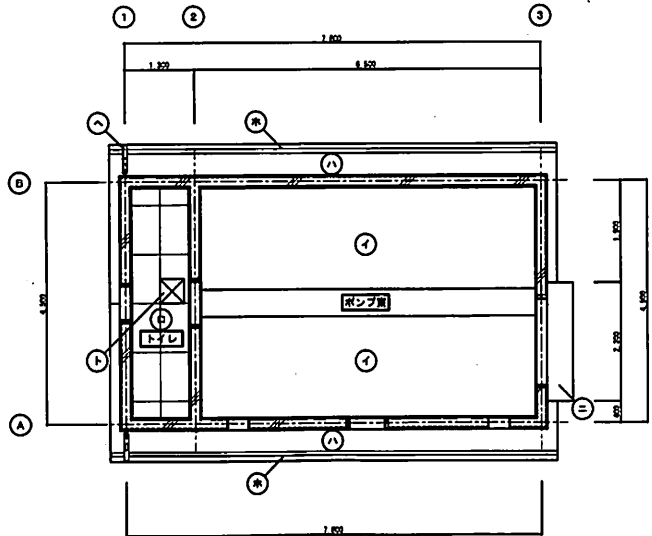


天井伏図 S=1/50

天井仕上表


記号	天井仕上
(A)	コンクリート打設の上 パーライト板厚 15
(B)	厚さ1cmシム層 15 設置しその上2層 (塩化マグネシウム板厚 20mm)
(C)	厚さ 1cmコンクリート打設の上軟質タイル
(D)	厚さ 1cmコンクリート打設の上軟質タイル
(E)	厚さ 1cm電線 角鋼12φ
(F)	厚さ 1cm石膏板
(G)	厚さ 1cm石膏板

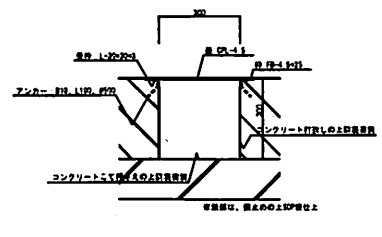

配線ピット詳細図 S=1/10

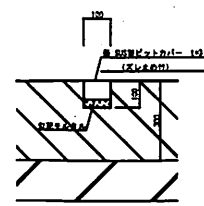



止水溝詳細図 S=1/10

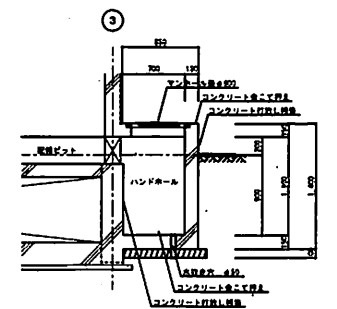


ハンドレール詳細図 S=1/30

大池配水場	冊
平面詳細図・理計図・天井伏図・部分詳細図	SCALE
枚方市上下水道局	1/50 1/30 1/10
	1/100 1/50 1/20



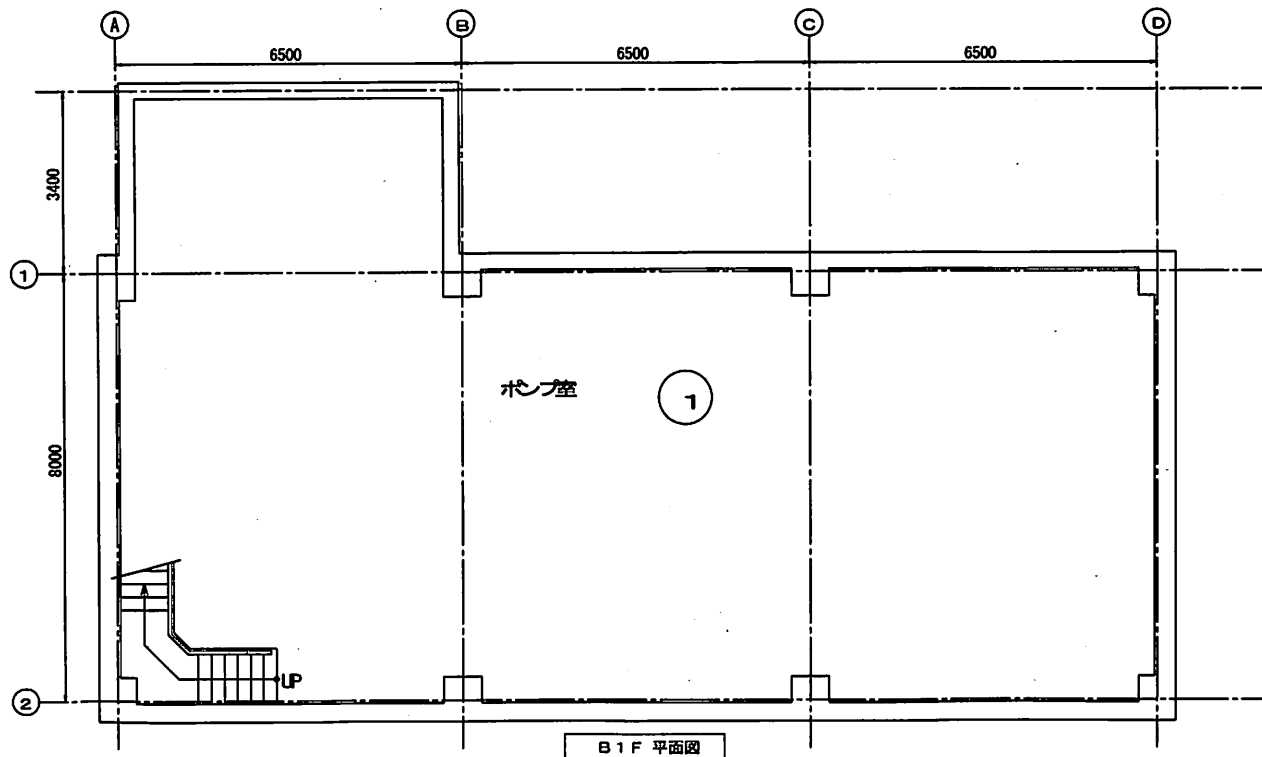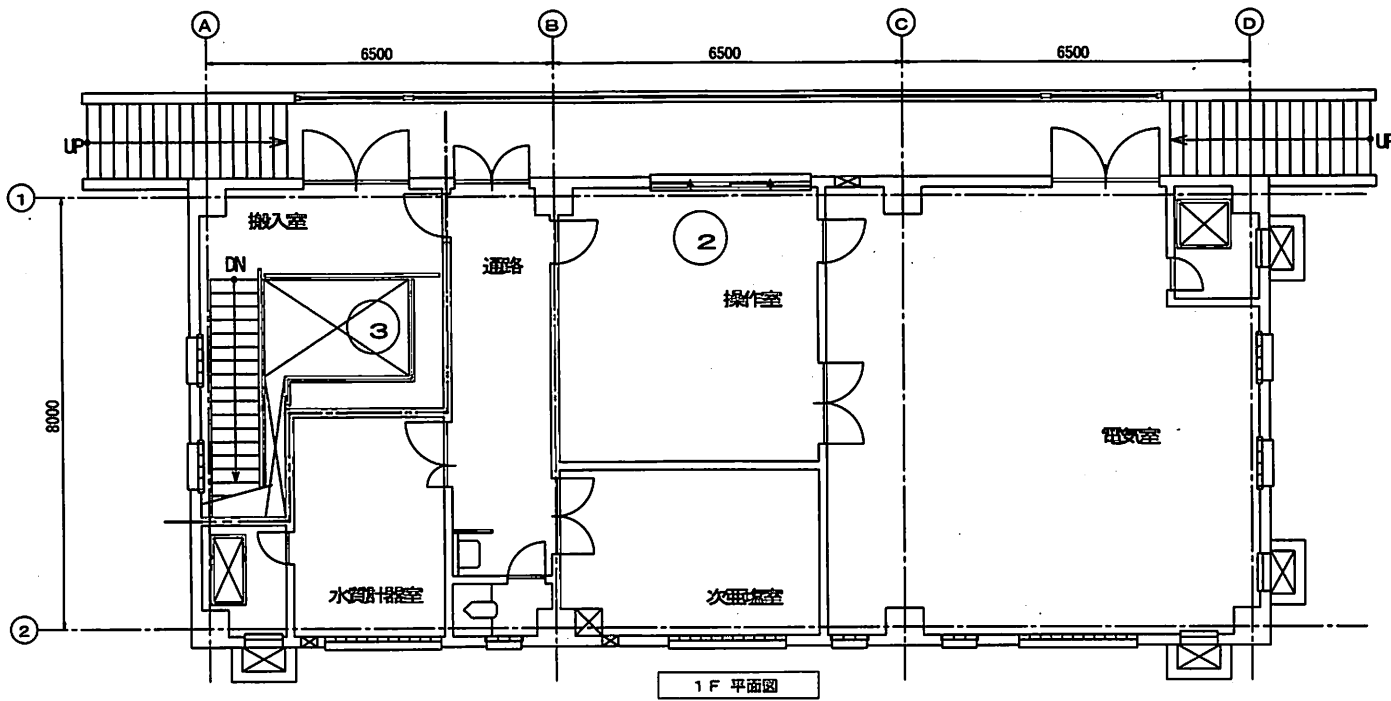


施設名	北山配水場		
図面名			
作成年月日			
縮尺	(A3) 1/100	図面番号	
枚方市上下水道局			

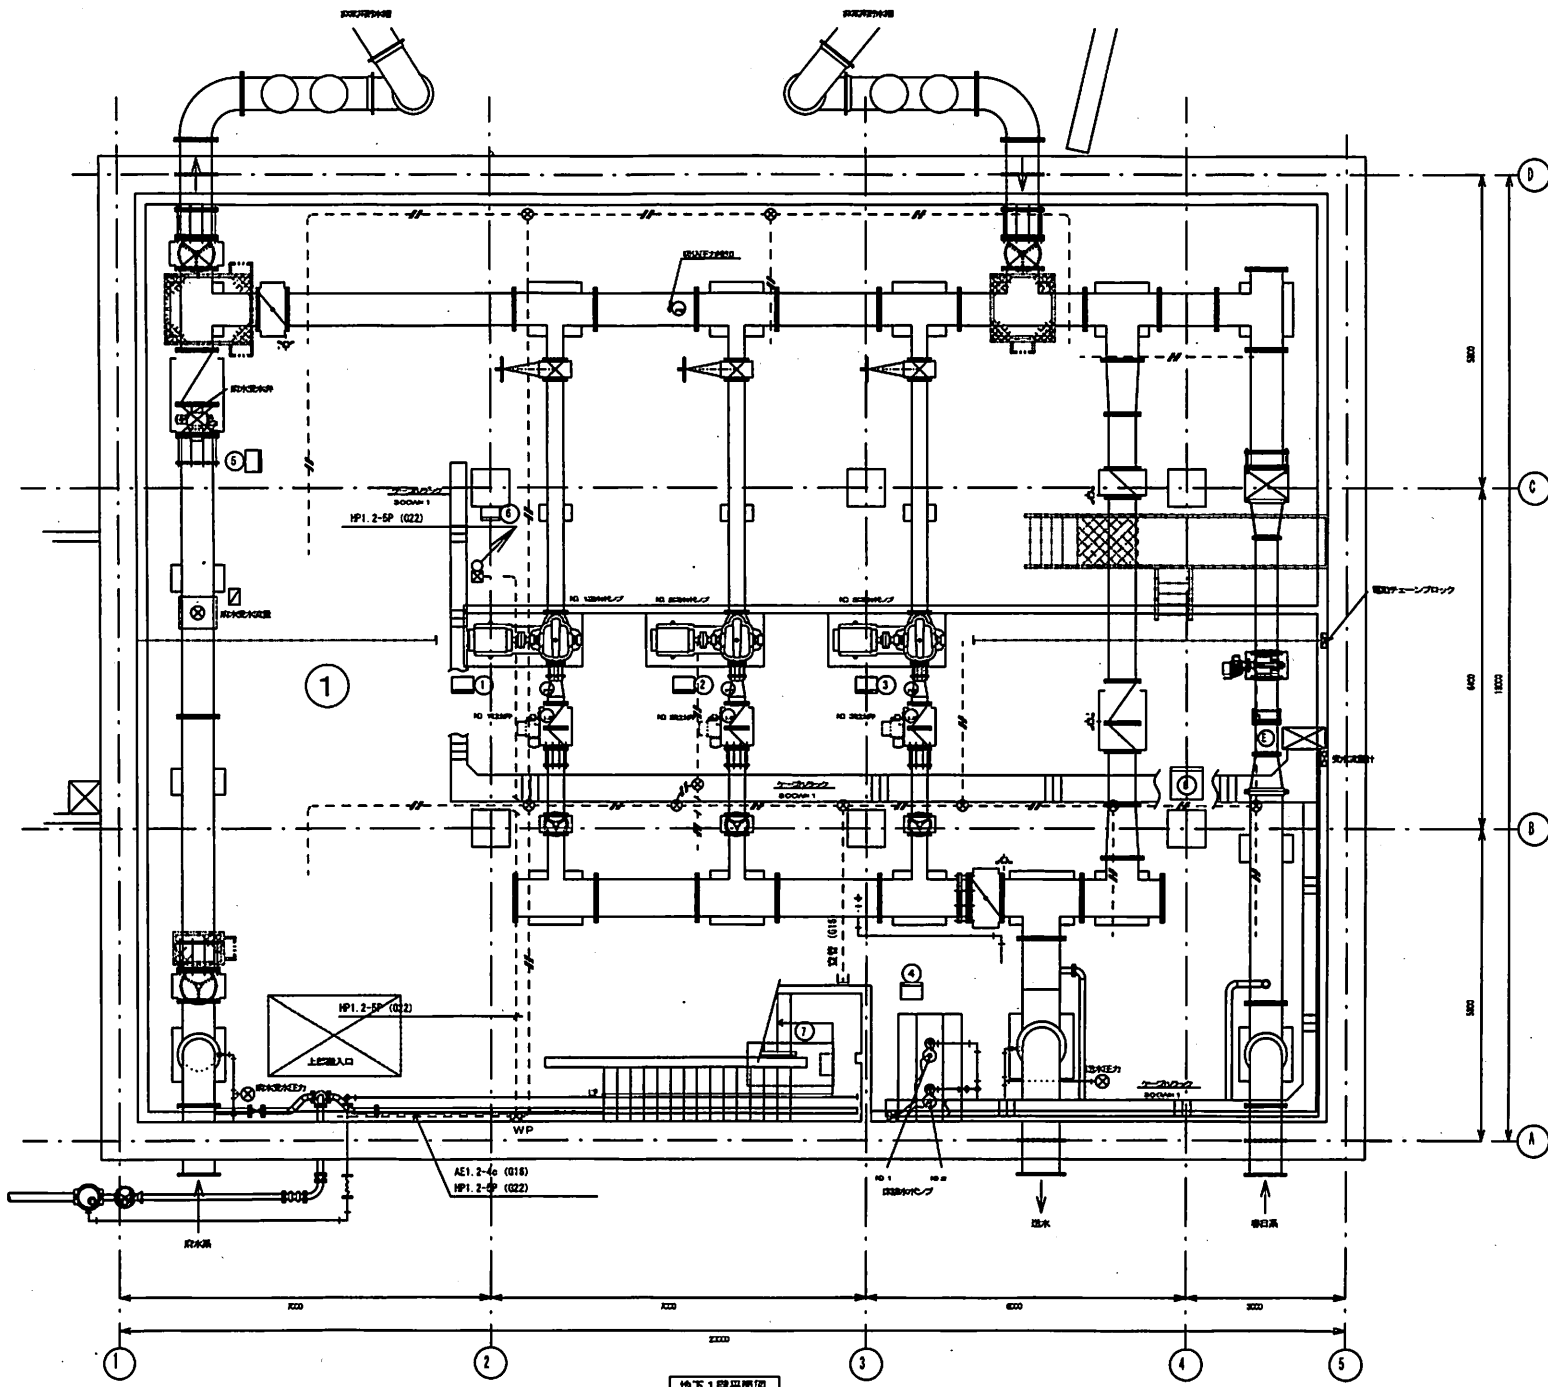


地下1階平面図  
天井高6m

施設名	番屋受水場		
図面名	ポンプ棟地下1階平面図		
作成年月日			
縮尺	(A3) 1/100	図面番号	
枚方市上下水道局			

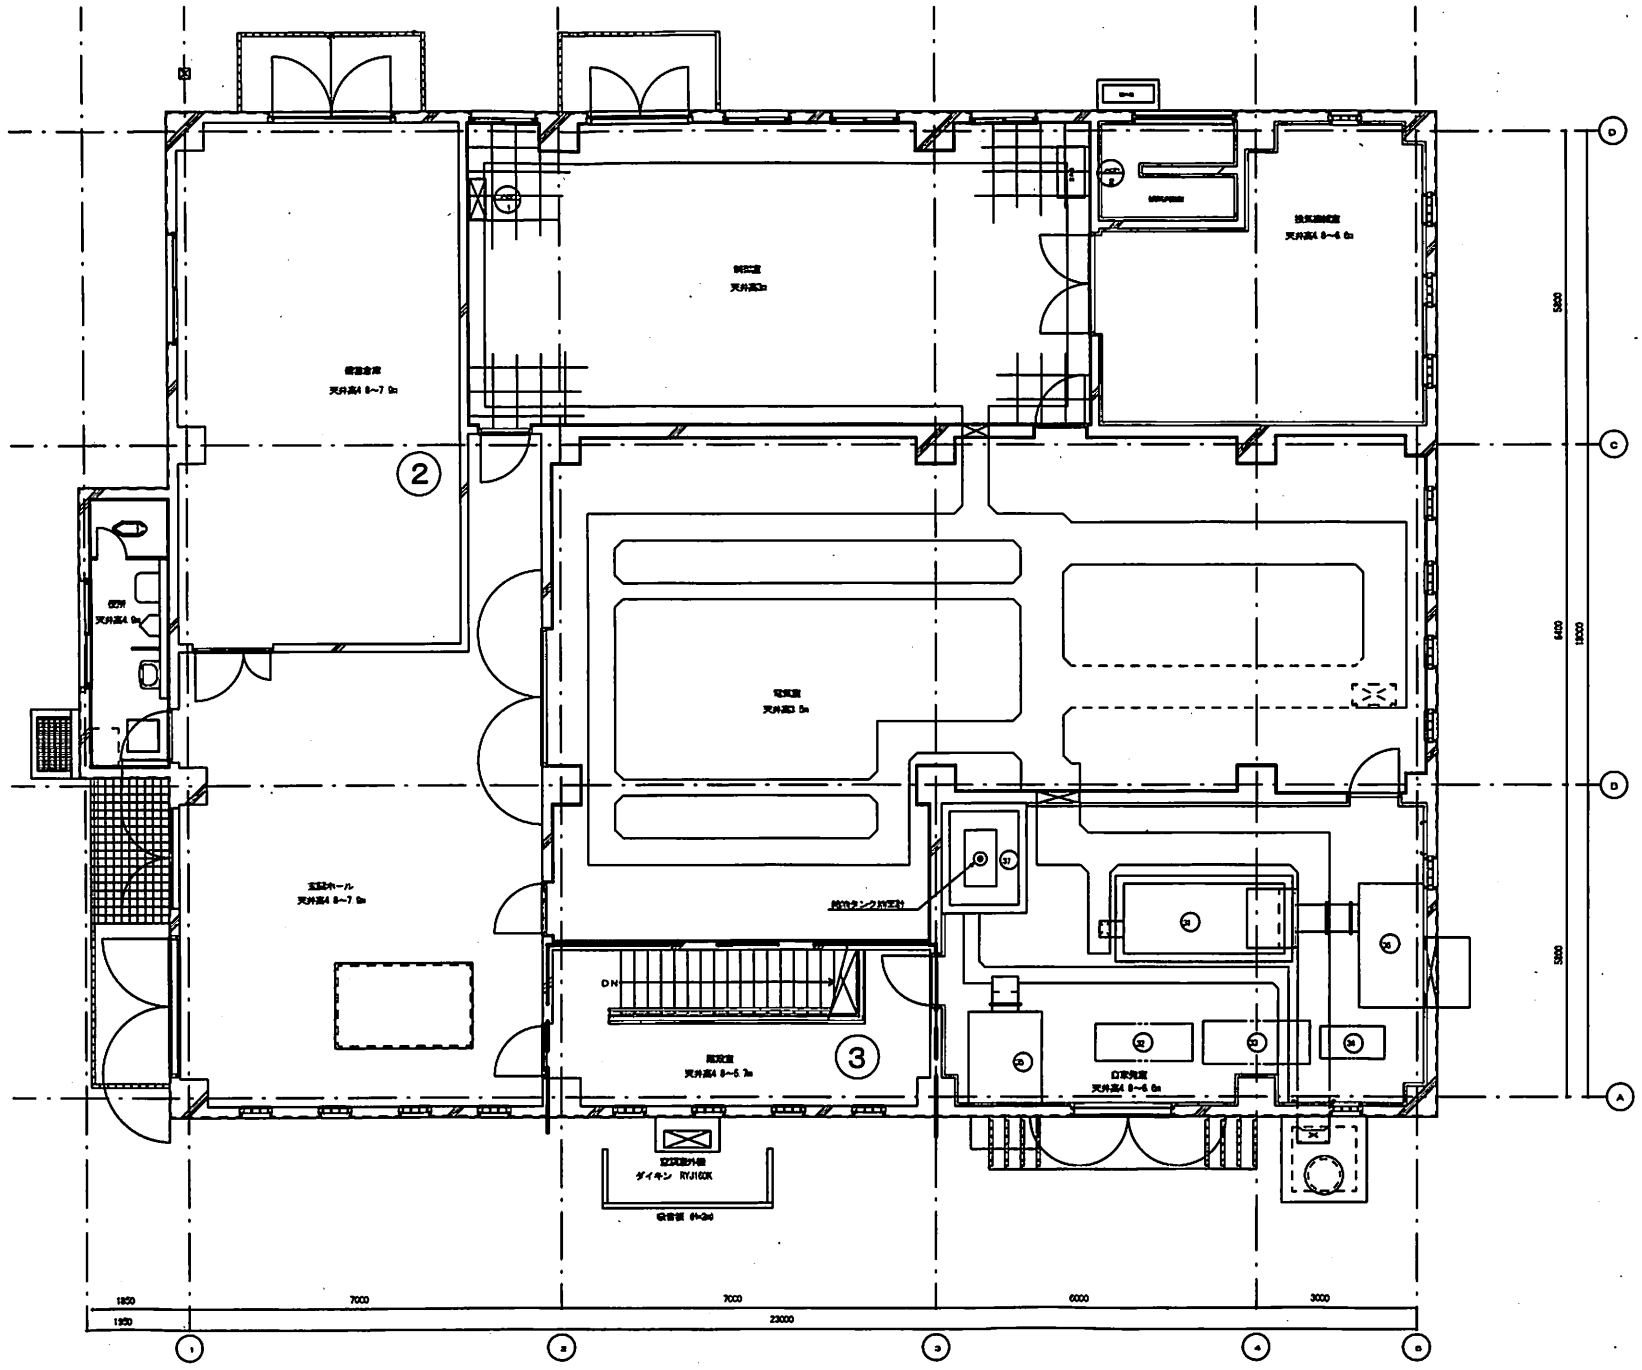


1階 平面図

施設名	香里受水場		
図面名	ポンプ棟1階平面図		
作成年月日			
縮尺	(A3) 1/100	図面番号	
枚方市上下水道局			

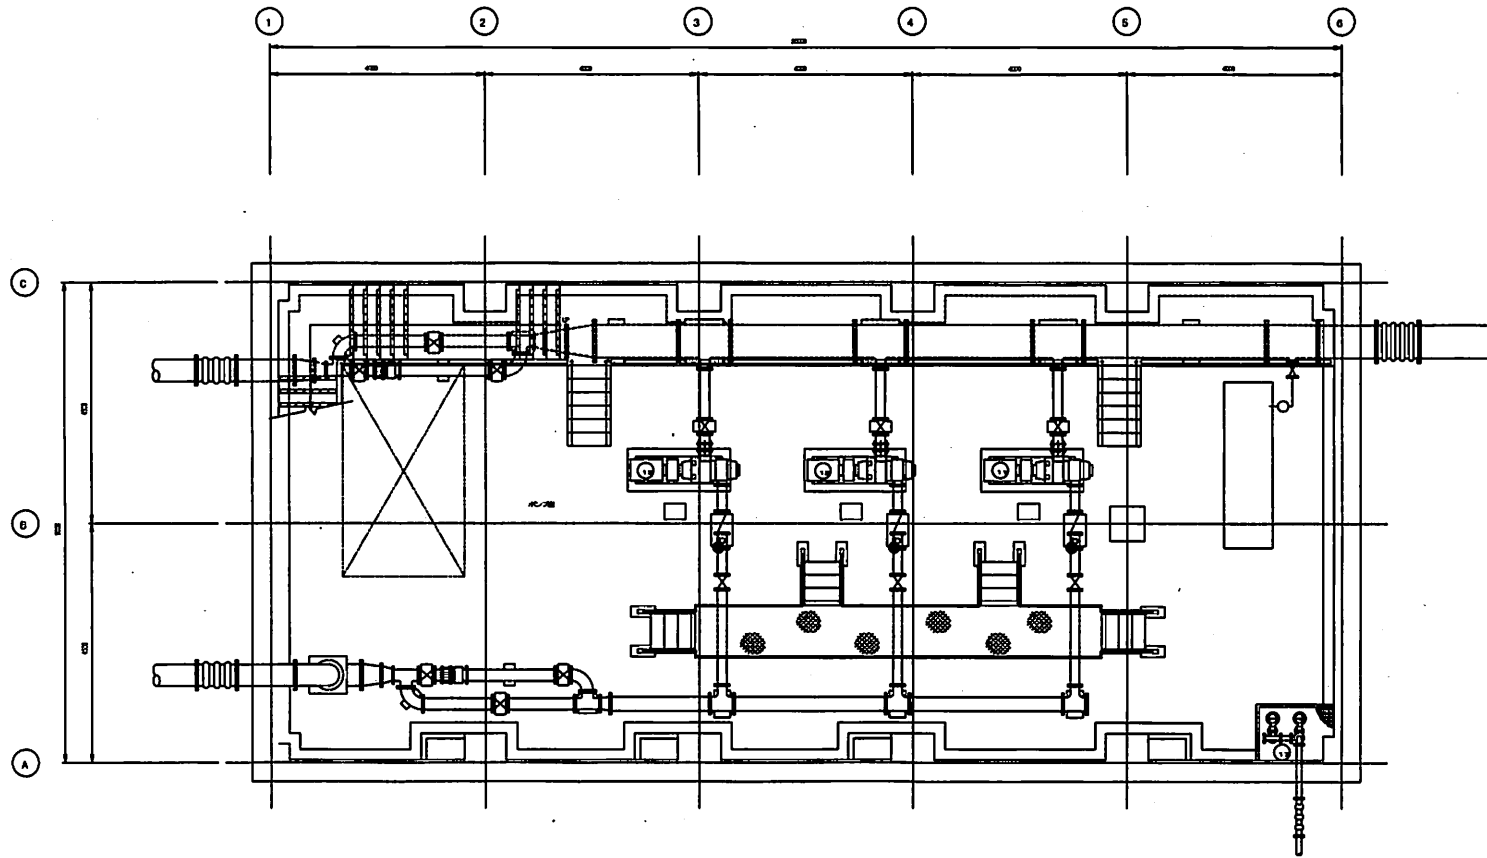


地下1階平面図 0=1/100

施設名	水害低区配水場		
図面名	地下1階平面図		
作成年月日			
縮尺	(A3) 1/100	図面番号	
枚方市上下水道局			

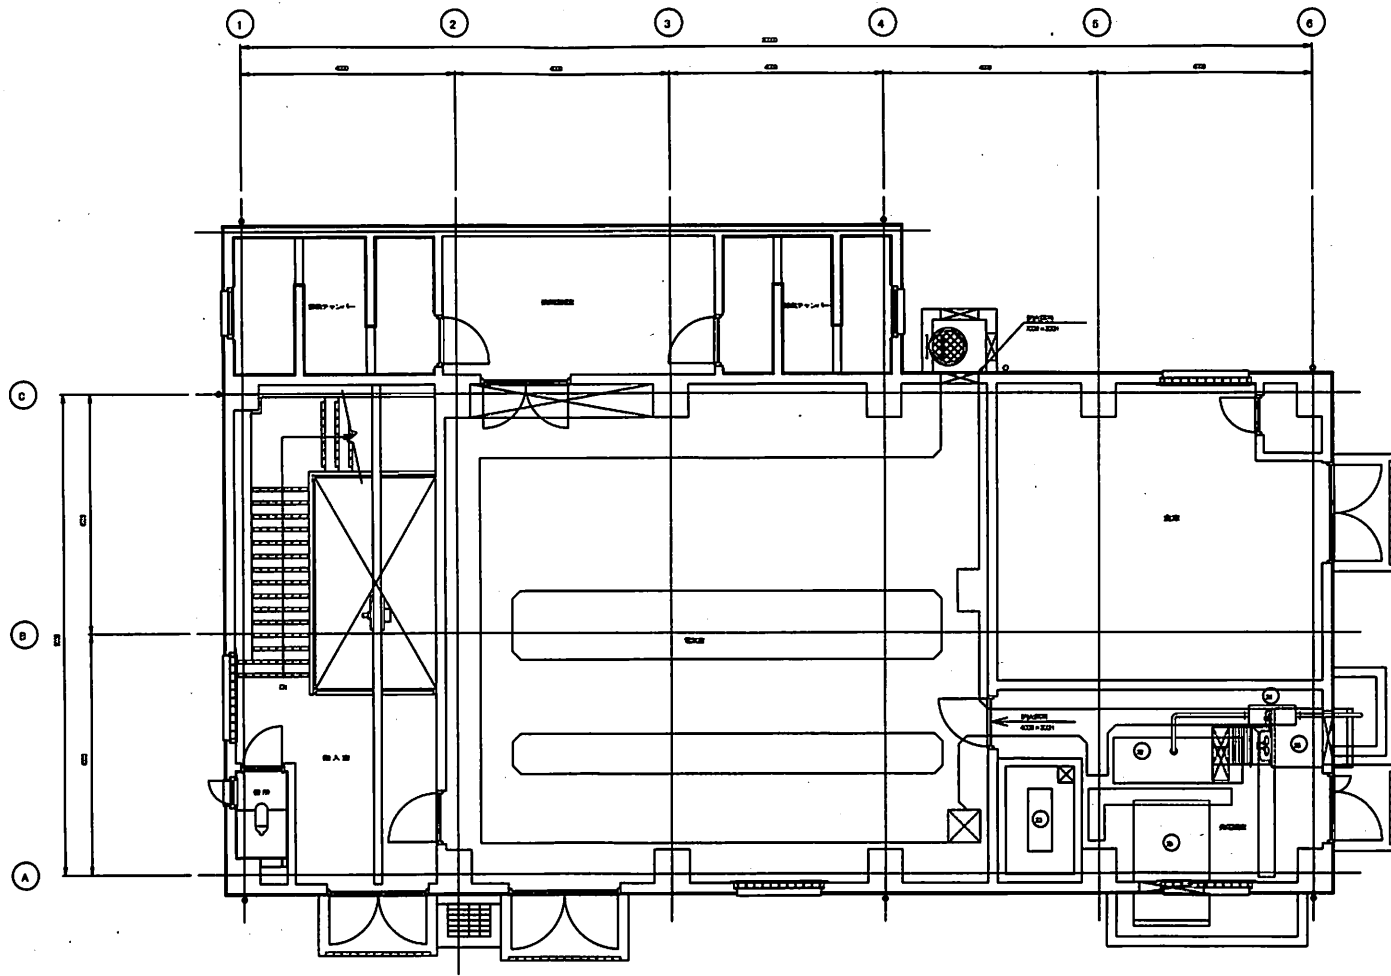


1 階平面図 縮尺 1/100


施設名	水露低区配水場		
図面名	1 階平面図		
作成年月日			
縮尺	(A3) 1/100	図面番号	
枚方市上下水道局			

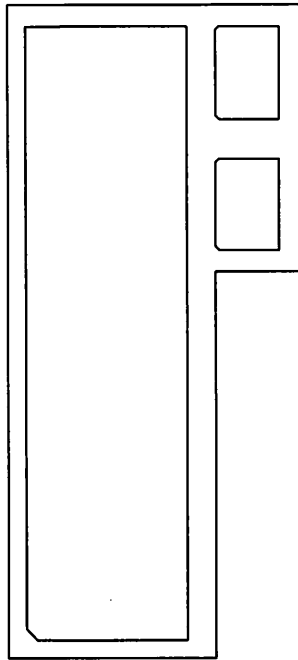

ピット部 平面図

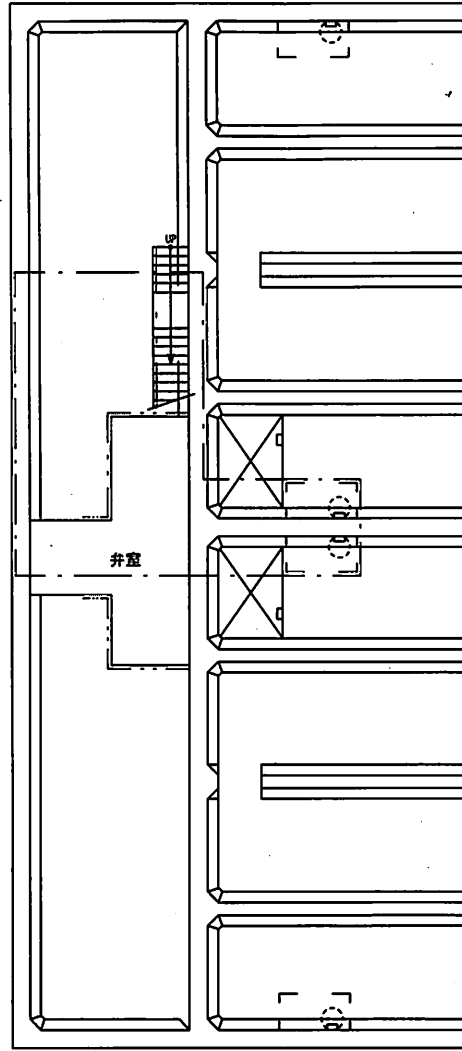

地下1階 平面図

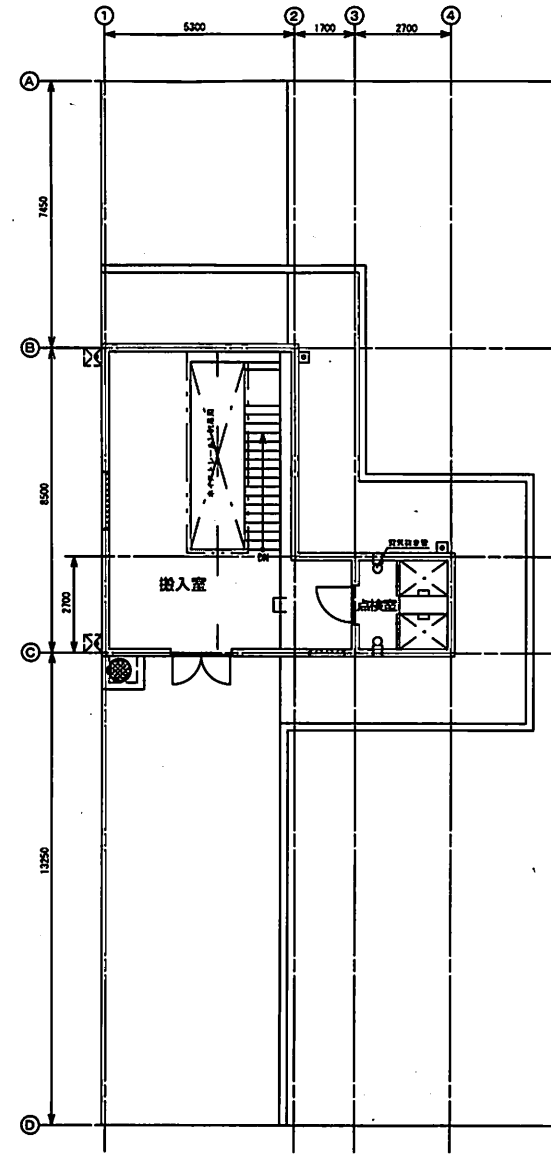

1階 平面図

施設名	水害低区配水場		
図面名	配水池弁室 平面図		
作成年月日			
縮尺	(A3) 1/150	図面番号	
枚方市上下水道局			